




Alzado Principal
escala 1 : 150

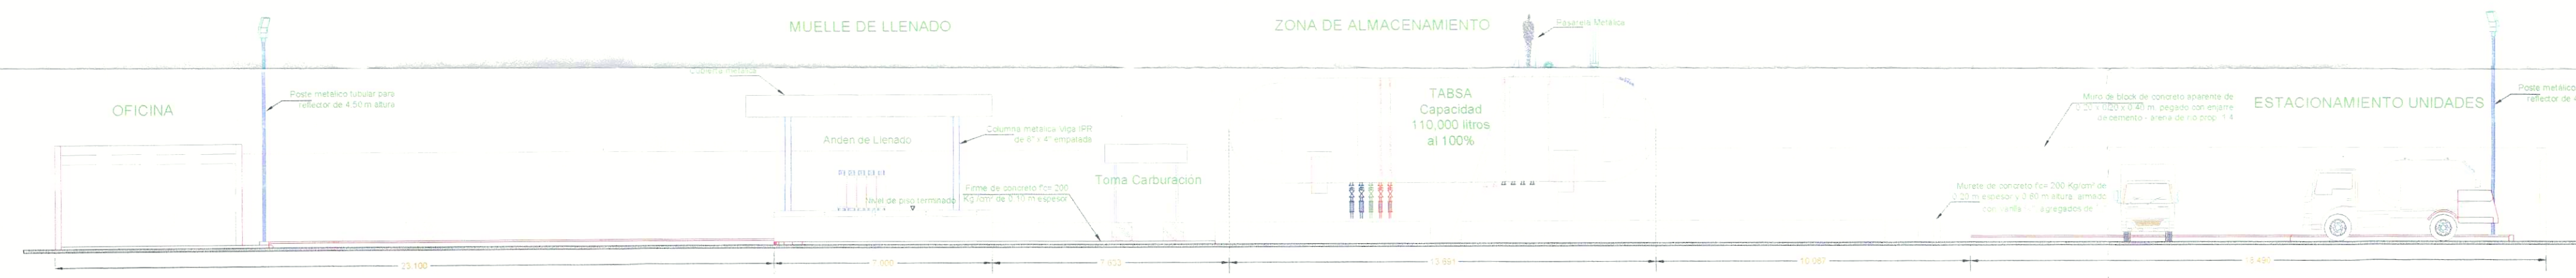


Sección Vista A-A'
escala 1 : 150

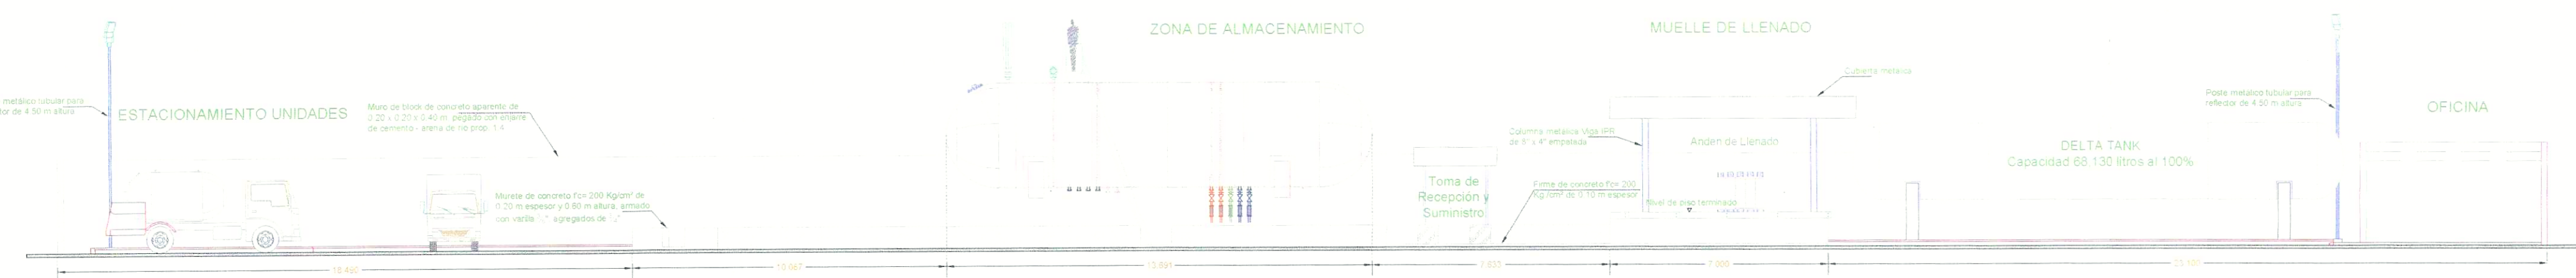


Sección Vista B-B'
escala 1 : 150

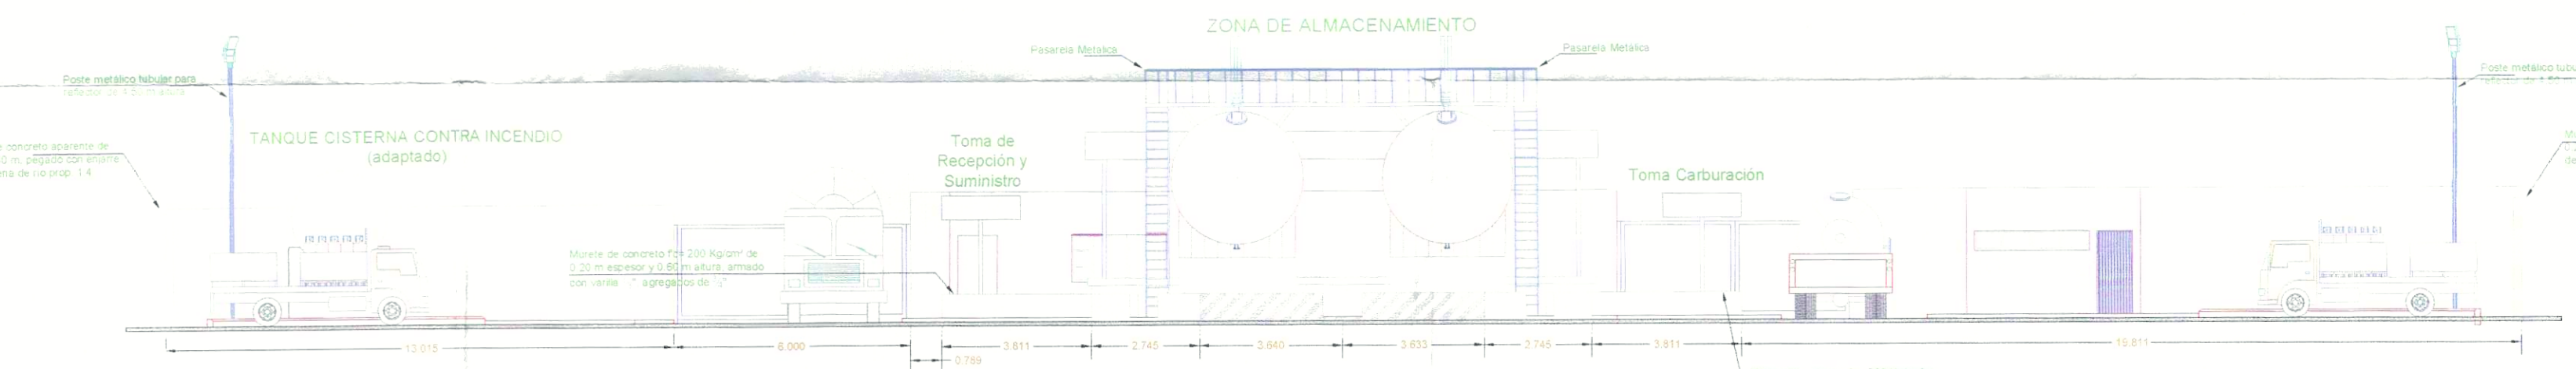


Sección C-C'
escala 1 : 150

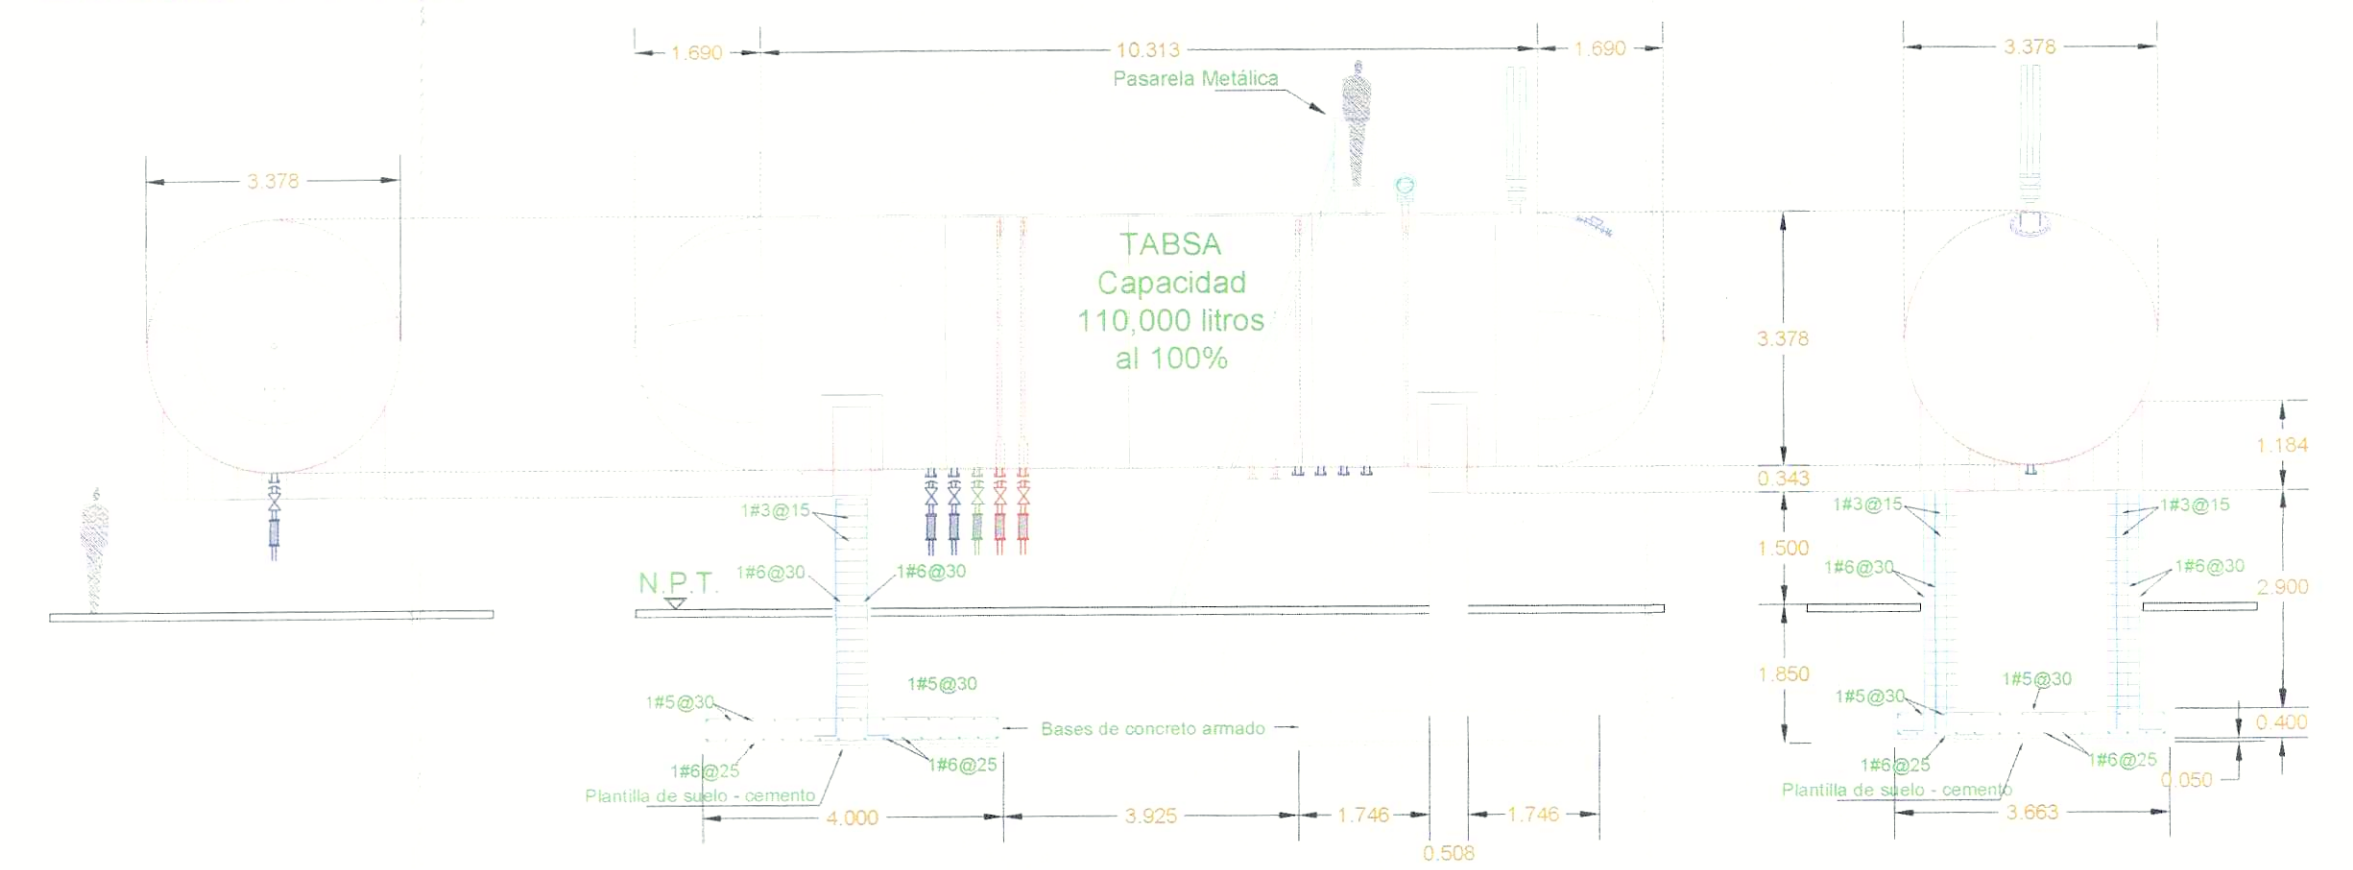


T-I, T-II. - TANQUE DE ALMACENAMIENTO PESO TOTAL = TARA 20,739 KGS + H2O 110,000 = 130,739 KGS + 2 = 65,369 KGS
CADA SOPORTE PARA 45.00 MTS2
Detalles Bases Tanque - I, II
ESC 1:100

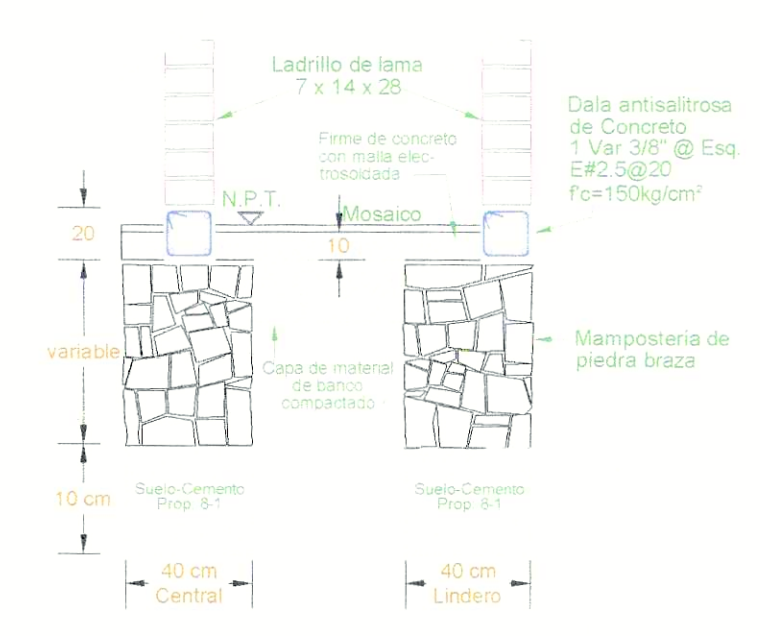


DETALLE DE CIMENTACIÓN
sin escala

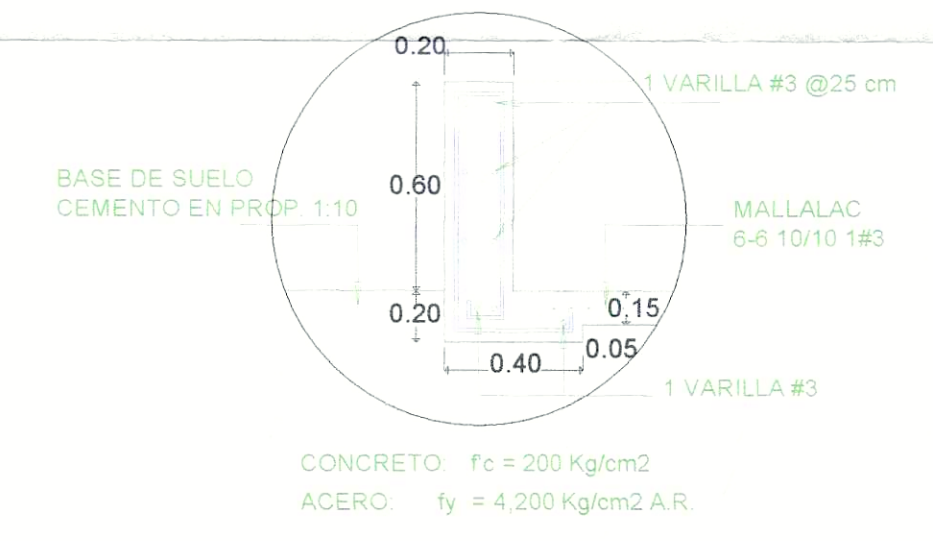


DETALLE MURETE DE PROTECCIÓN
sin escala

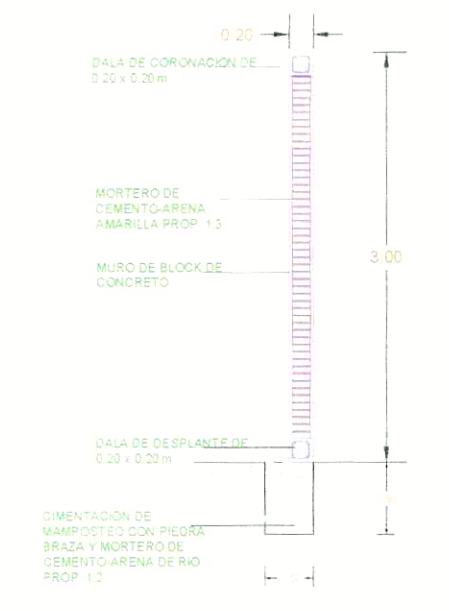


Detalle de muro de lindero
sin escala

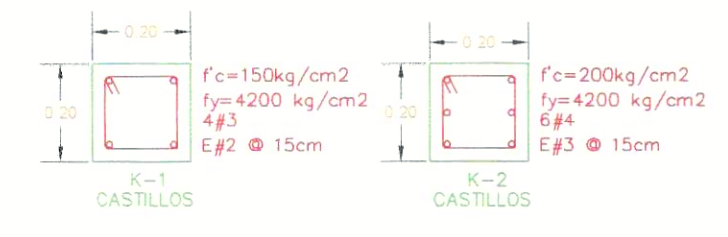


DETALLE ESTRUCTURAL DE CASTILLOS
(SIN ESCALA)

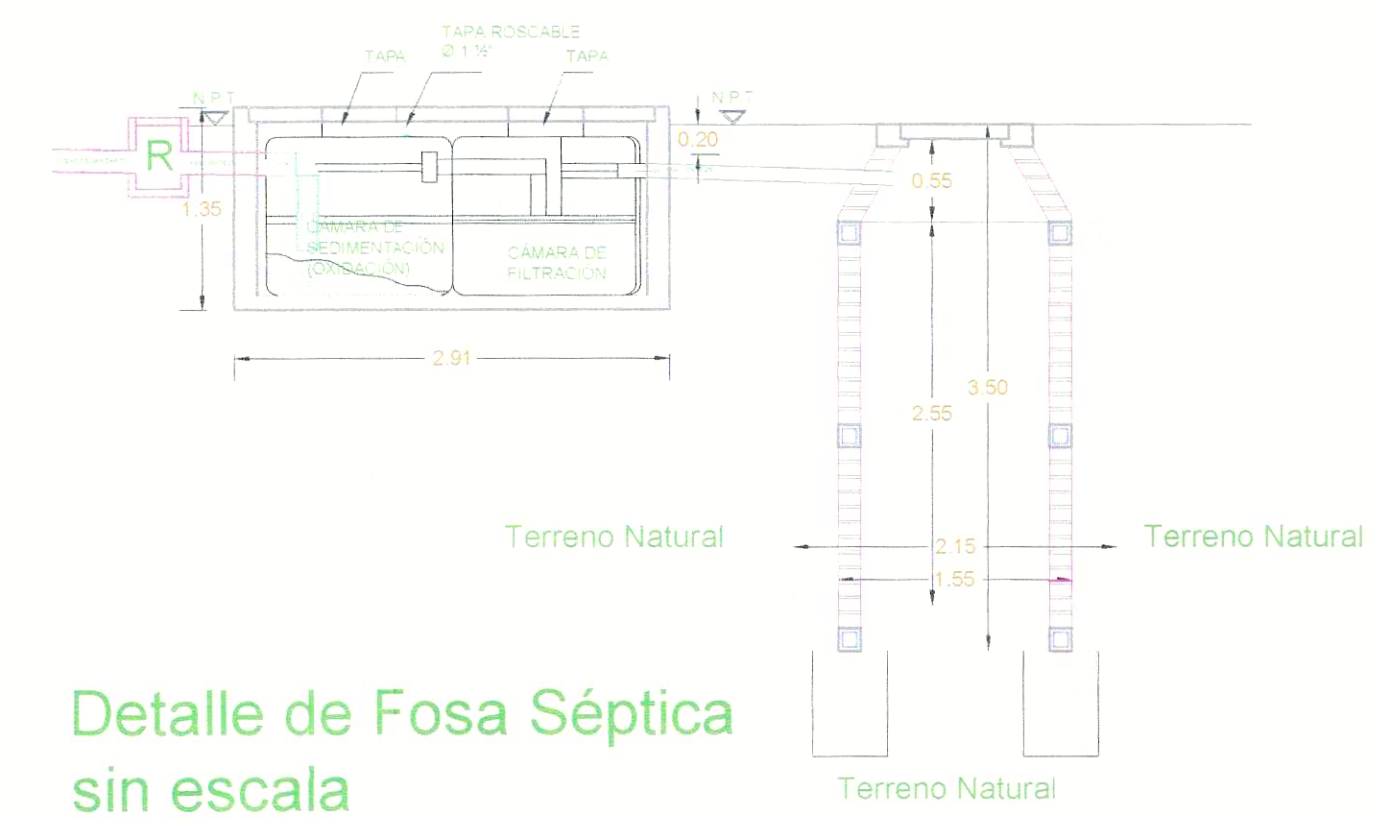

Detalle de Fosa Séptica
sin escala

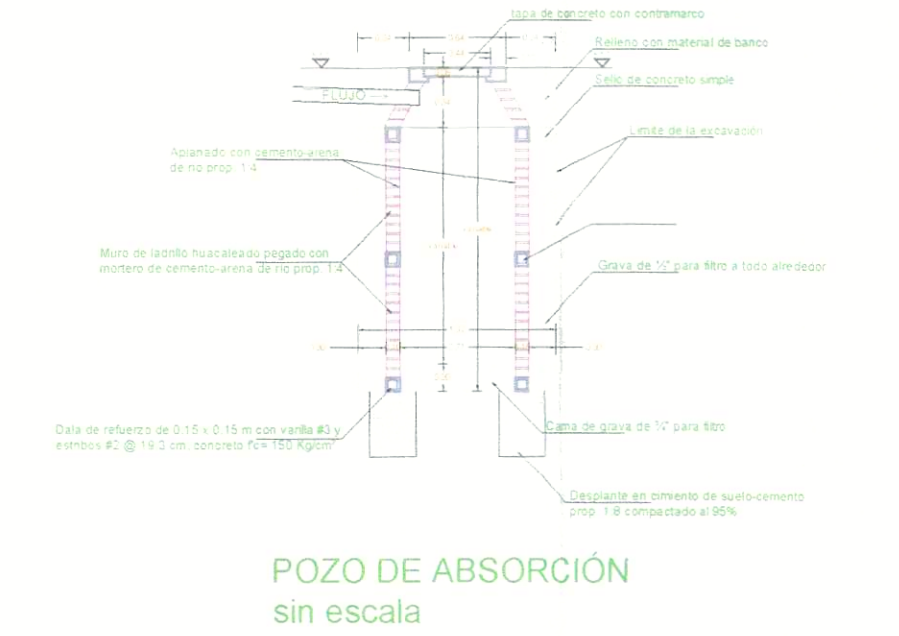

POZO DE ABSORCIÓN
sin escala

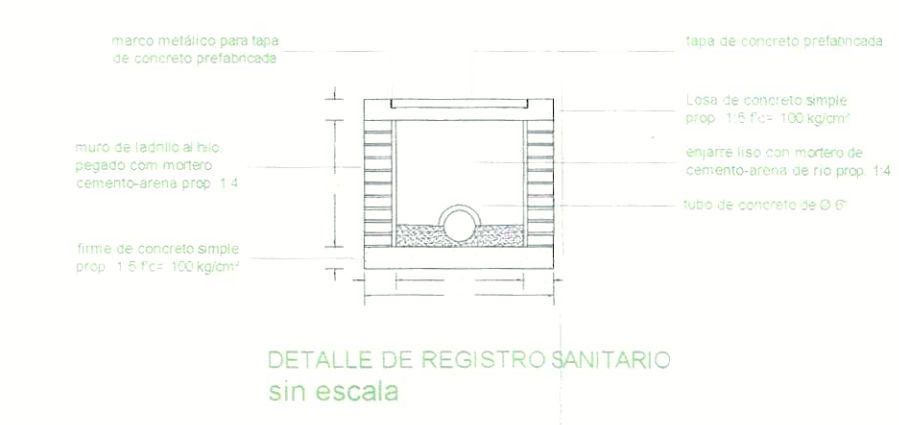

DETALLE DE REGISTRO SANITARIO
sin escala

ORIENTACION

NORTE

LOCALIZACION

Planta Almacenamiento

Localidad de Tequila

PROYECTO

PLANTA DE DISTRIBUCIÓN DE GAS L.P. EN TEQUILA

TIPO DE OBRA

PLANTA DE DISTRIBUCIÓN DE GAS L.P.
CAPACIDAD 220.000 litros al 100%

PROYECTISTA

GAS LICUADO S.A. de C.V.

UBICACION

Km. 50 + 300 Carretera Guadalajara - Tequila, Municipio de Tequila, Jalisco

REPRESENTANTE LEGAL

EFREN RODRIGUEZ REYES

PROYECTO

ING. AMADOR ANGELES
CEN. PROF. 3607854 D.E.T. JALISCO

UNIDAD DE VERIFICACIÓN

UNIVELP-191C
ENTIDAD DE VERIFICACIÓN, S.A. DE C.V.
FRANCISCO ORDUÑA RODRIGUEZ
GERENTE TECNICO

CONTENIDO

-SECCIONES
-DETALLES

ESCALA INDICADA	COTAS METROS	LAMINA
FECHA MAYO 2019	DISEÑO RGR	02 - C