



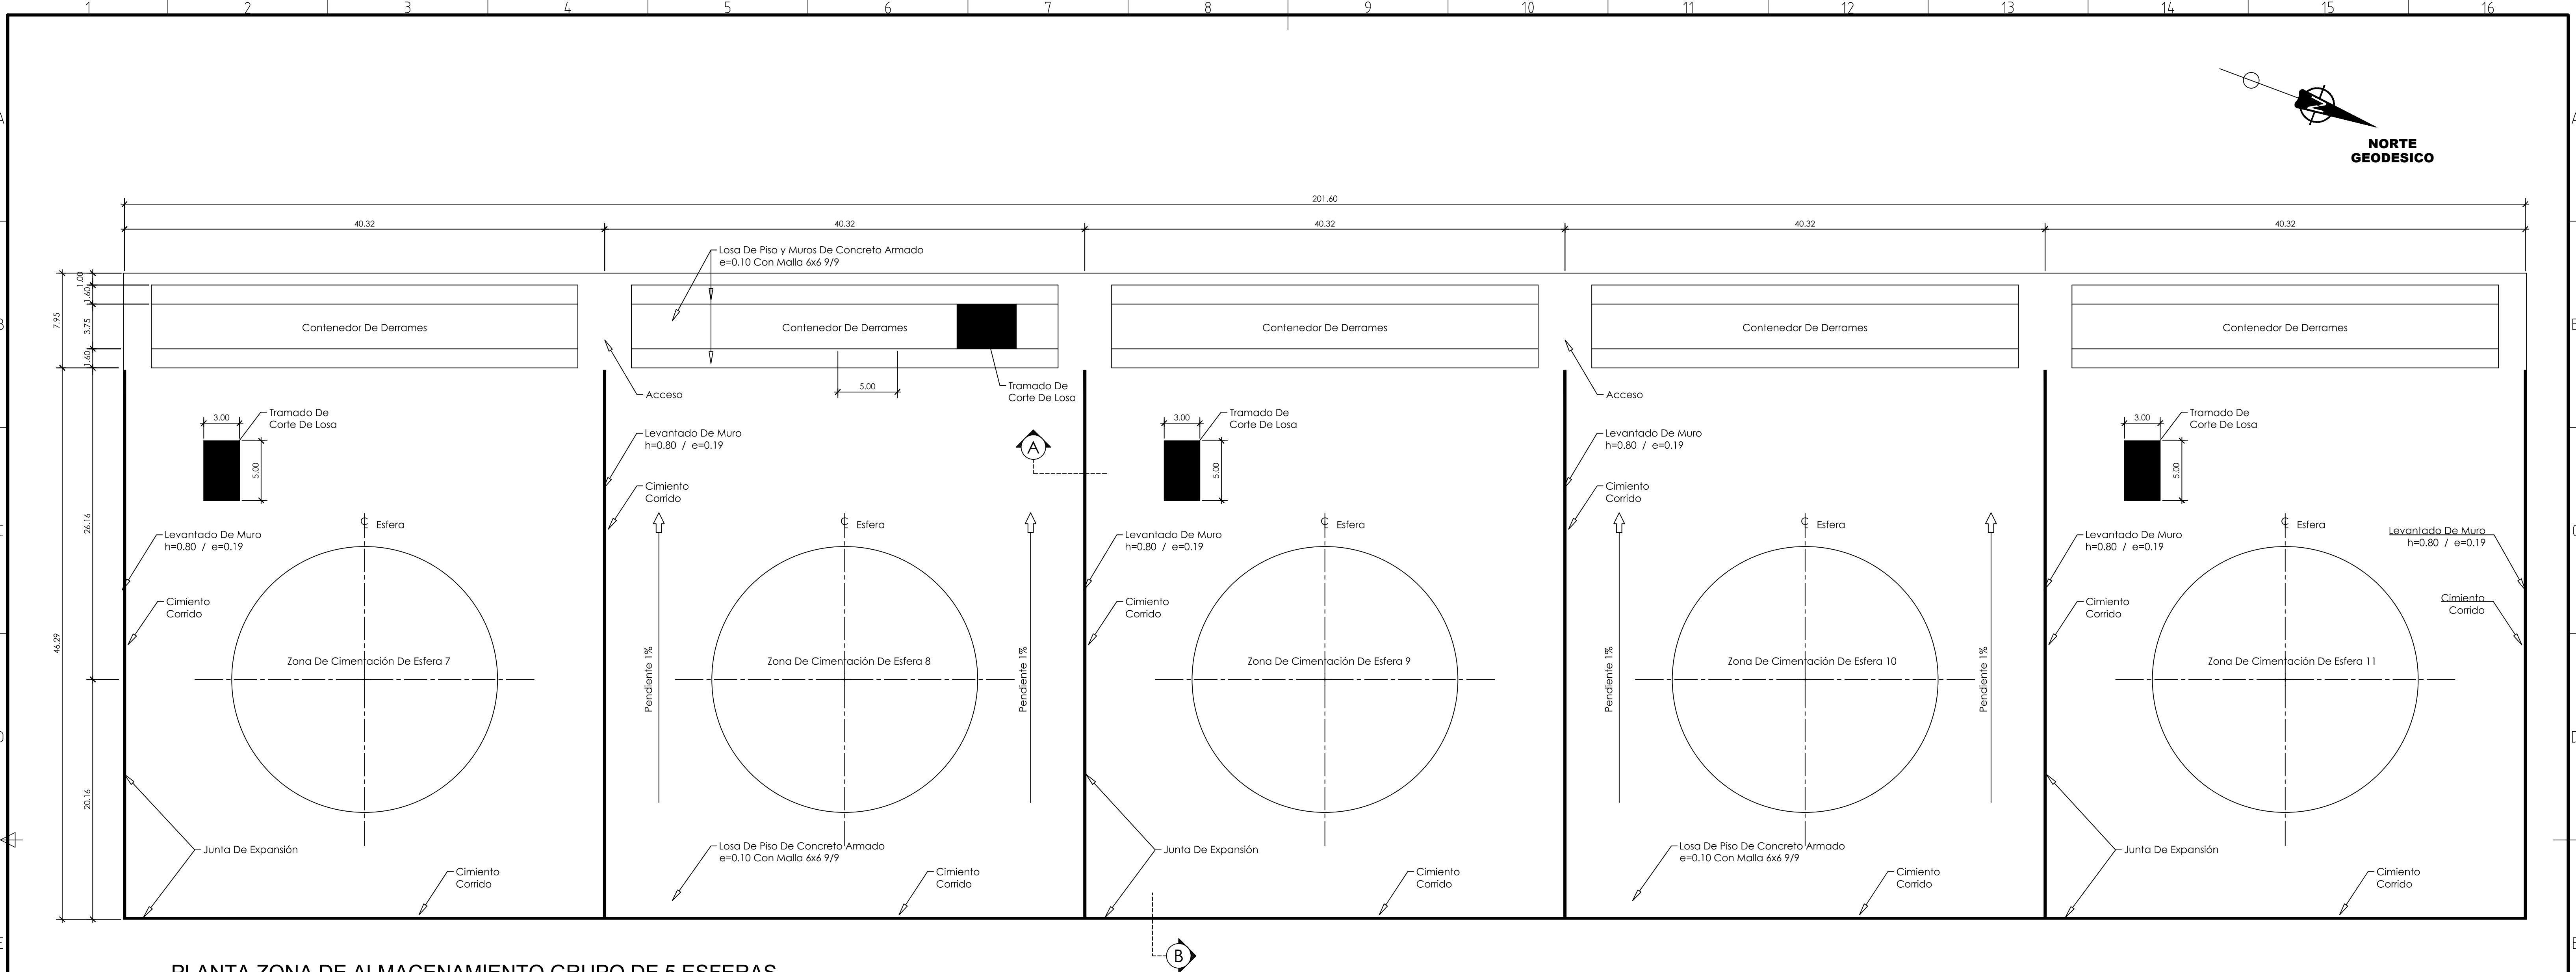



1 PLANTA ZONA DE ALMACENAMIENTO GRUPO DE 5 ESFERAS
ESCALA 1:250


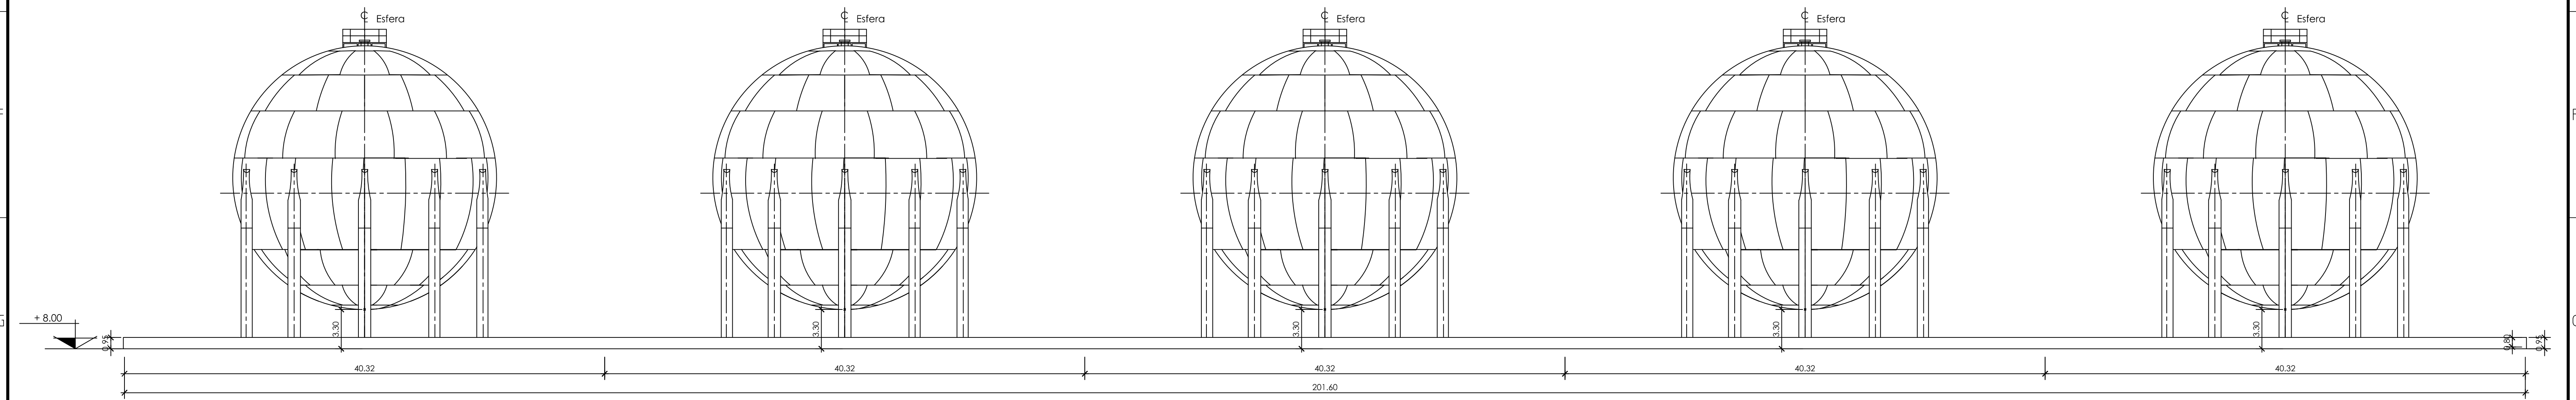


2 ELEVACION ZONA DE ALMACENAMIENTO GRUPO DE 5 ESFERAS
ESCALA 1:250


REPRESENTANTE LEGAL: LIC. CARLOS ARIOSTO SERRANO FARRERA REPRESENTANTE LEGAL.		PROPIETARIO: TERMINAL MARITIMA GAS TOMZA SA DE CV Ubicación: Ex-hacienda de Santiago de la Peña, CP 92770 Municipio: Rodriguez Cano Estado: Veracruz País: México		PROYECTO: AMPLIACION DE LA PLANTA DE ALMACENAMIENTO PARA SUMINISTRO DE GAS LP	
UNIDAD DE VERIFICACION EN GAS LP:	PROYECTO:	CONTIENE: AREA CIVIL ZONA ALMACENAMIENTO Y AREA DE CONFINAMIENTO REMOTO. (1)		Planificó: MRS Fecha: NOV 2014 Escala: 1:250	
		ING. DAVID HERNANDEZ SANTIAGO INGENIERO CIVIL C.R. 1956, 2020		Dibuja No.: 008.018.01.01 Revisión: 00 Hoja No.: 1 de 2	

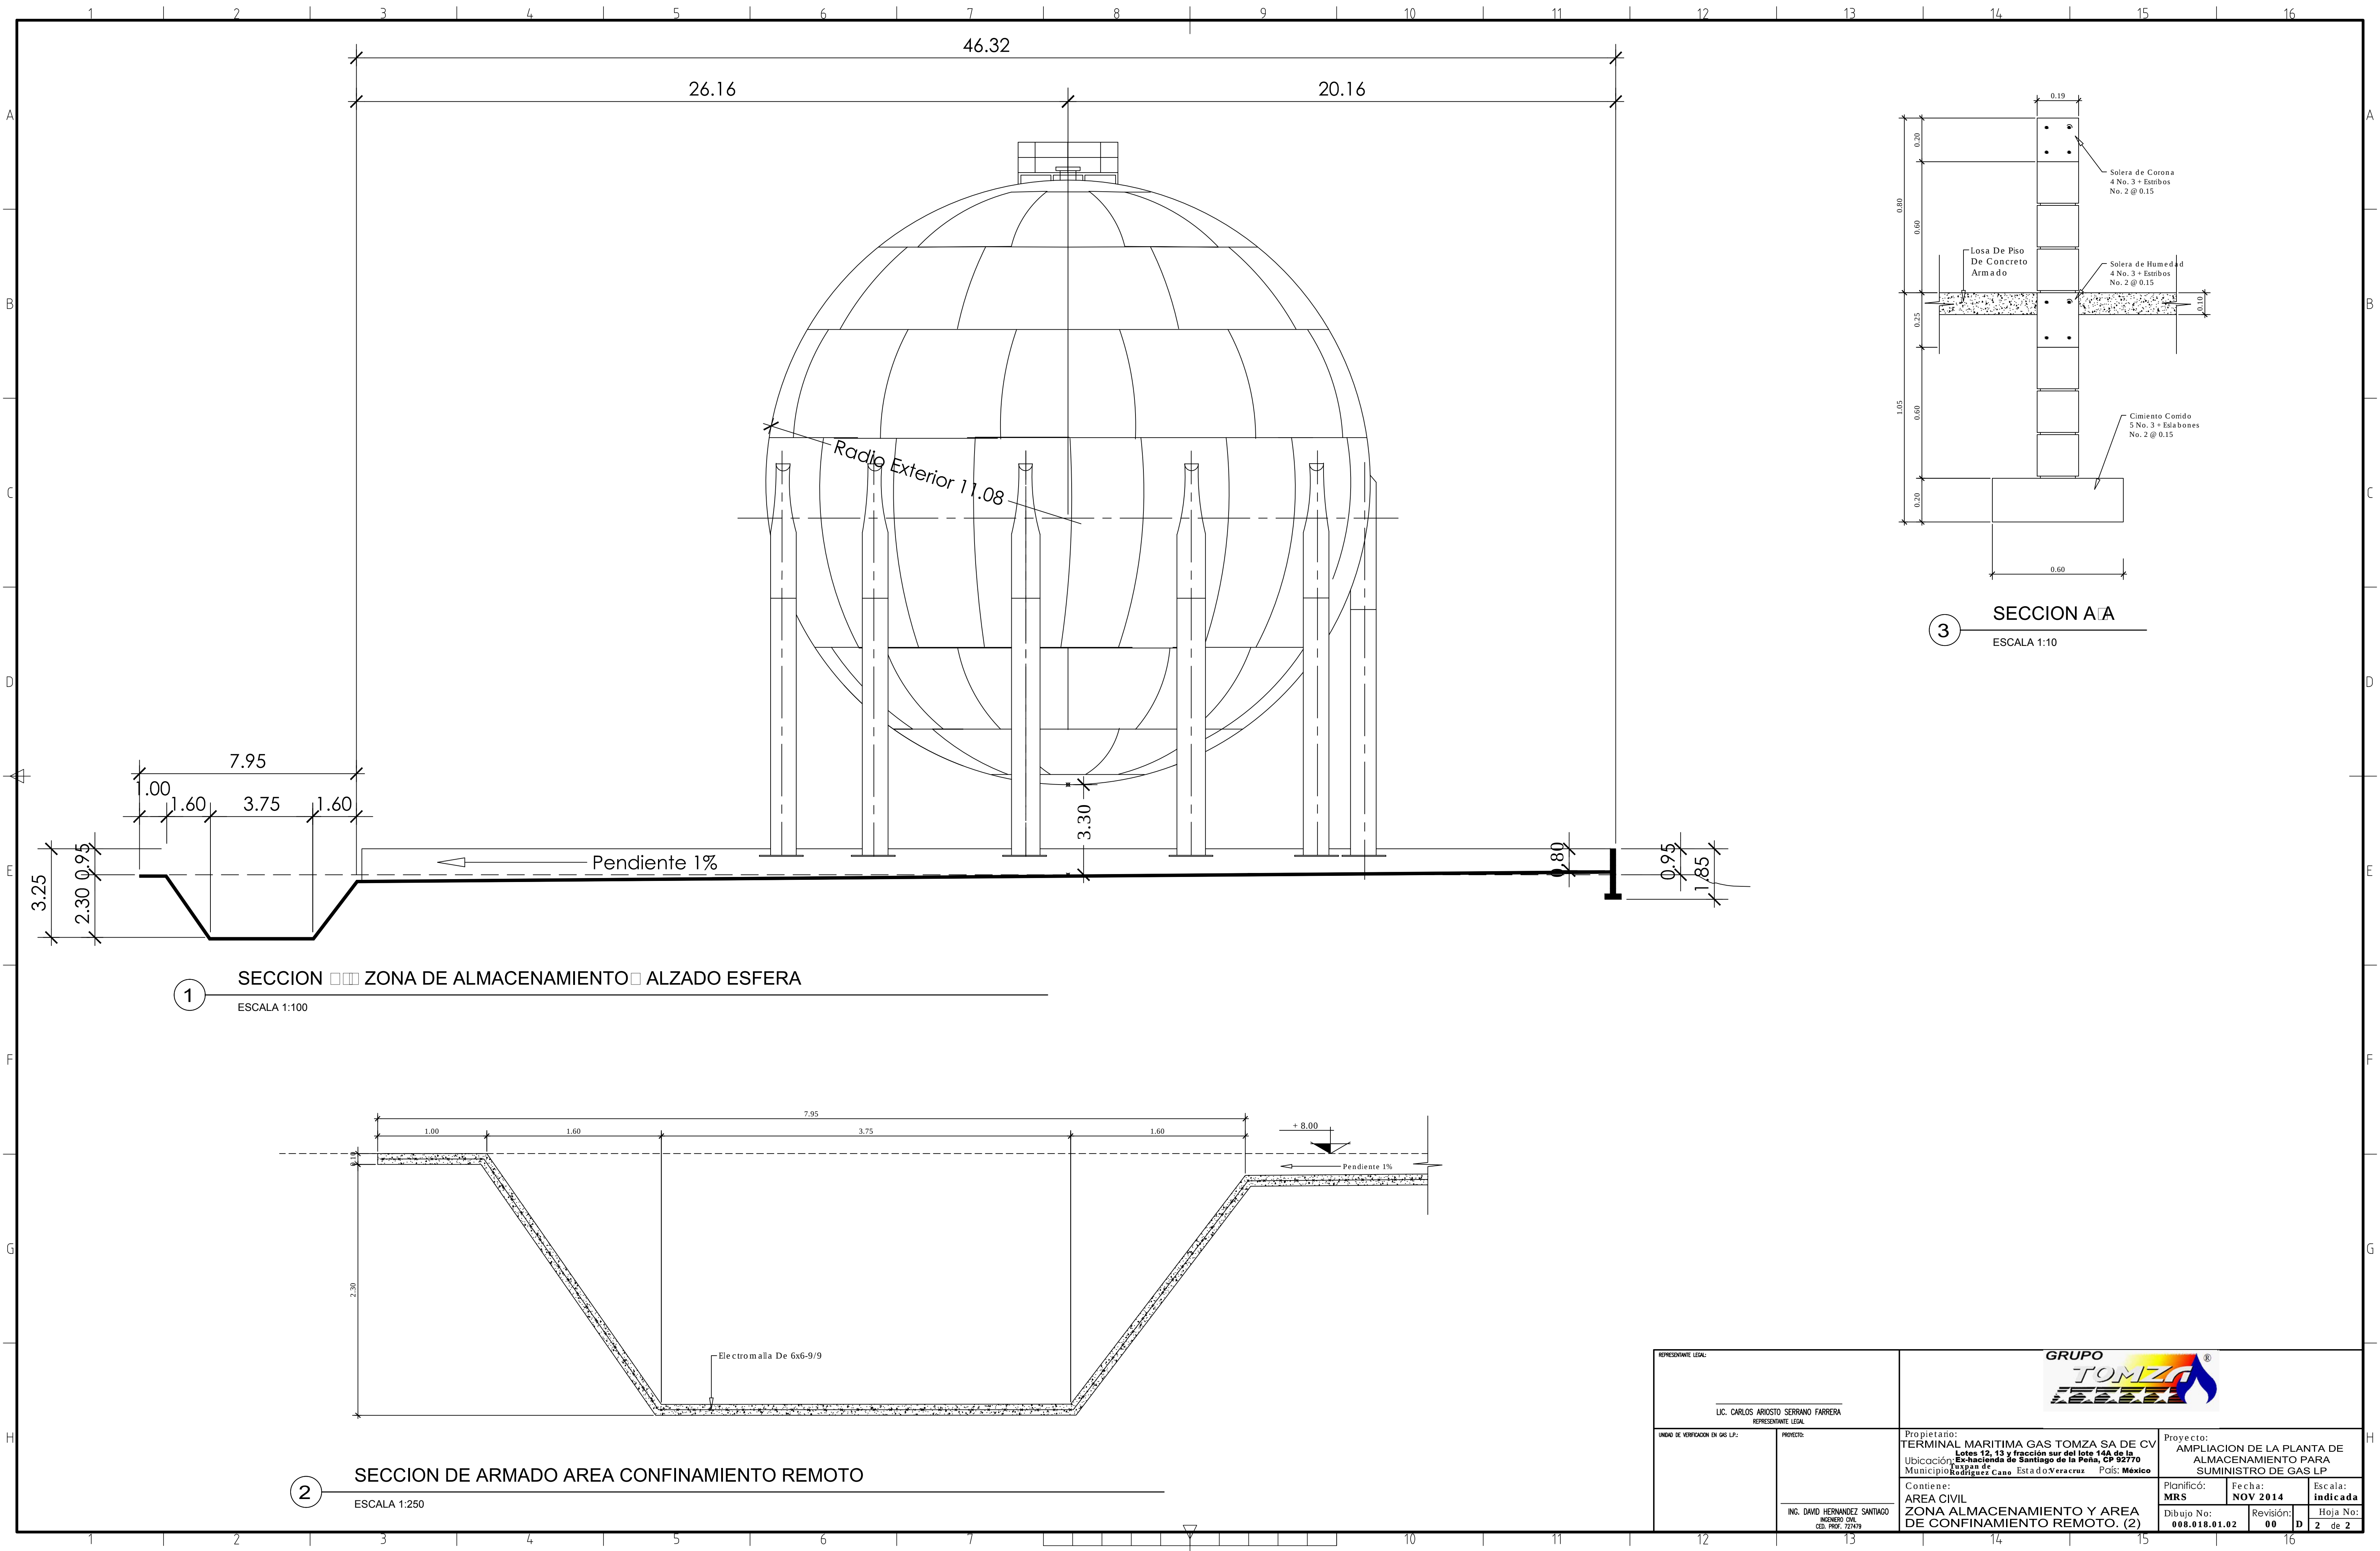

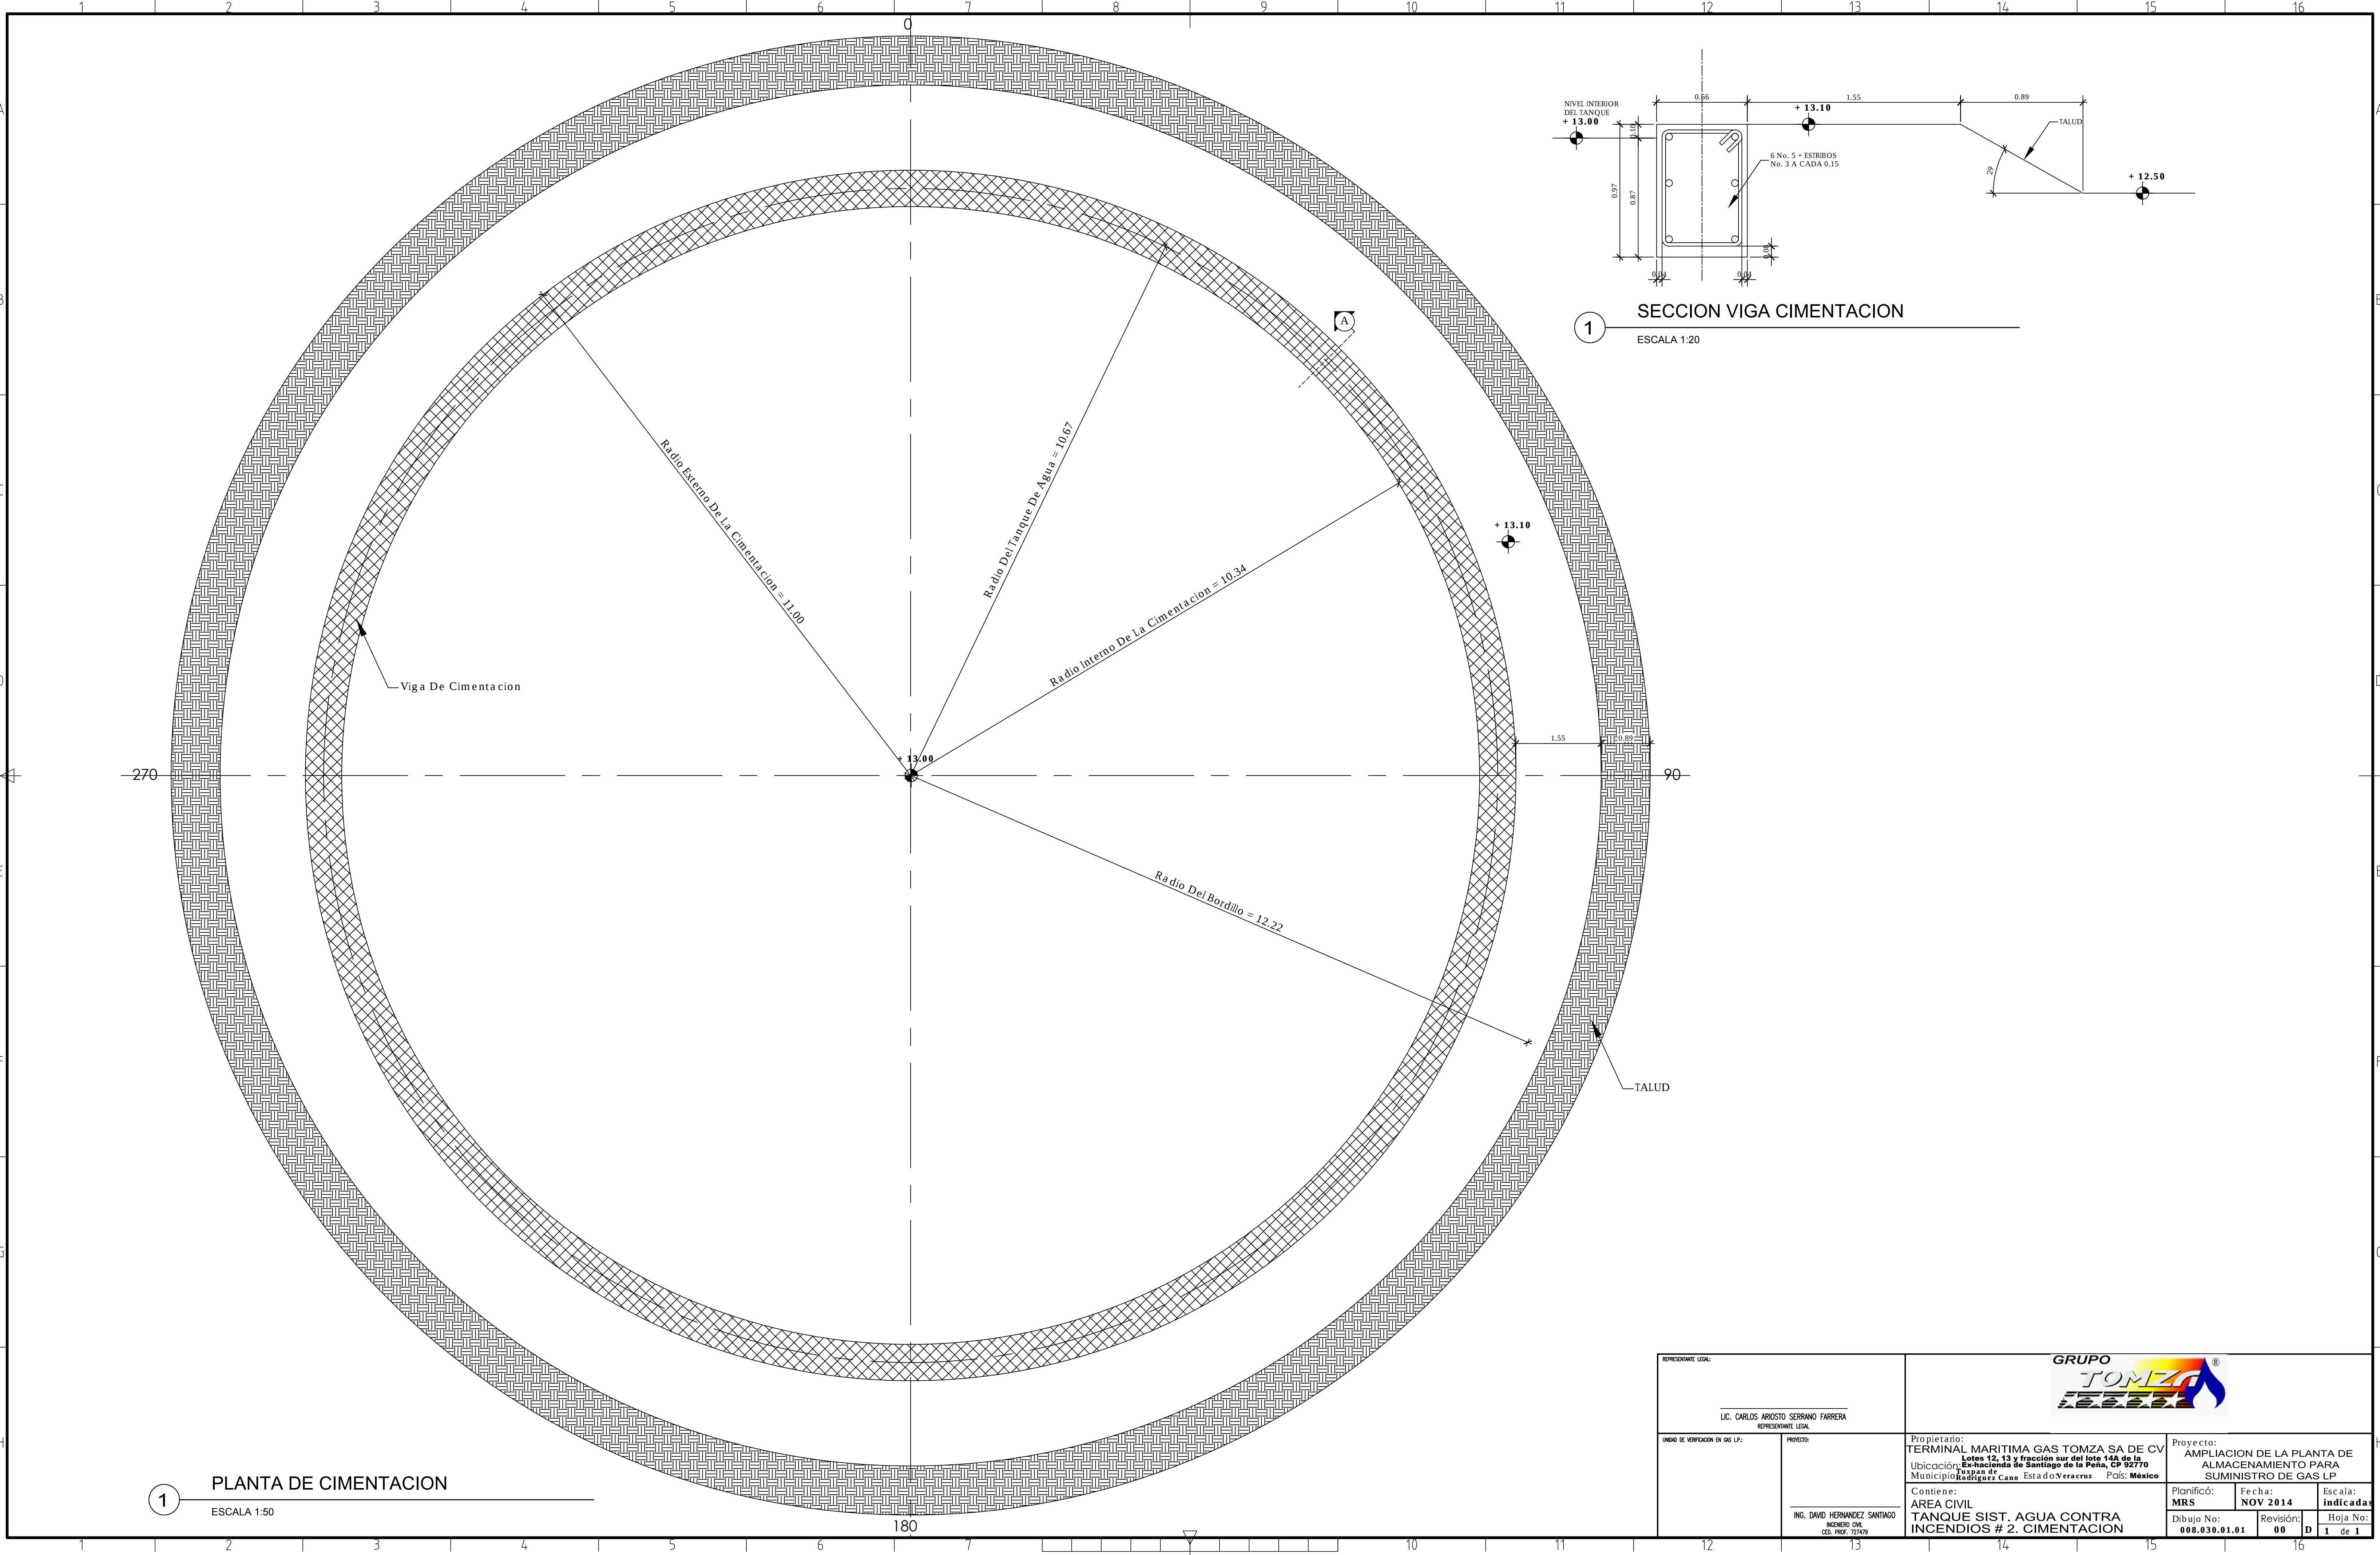


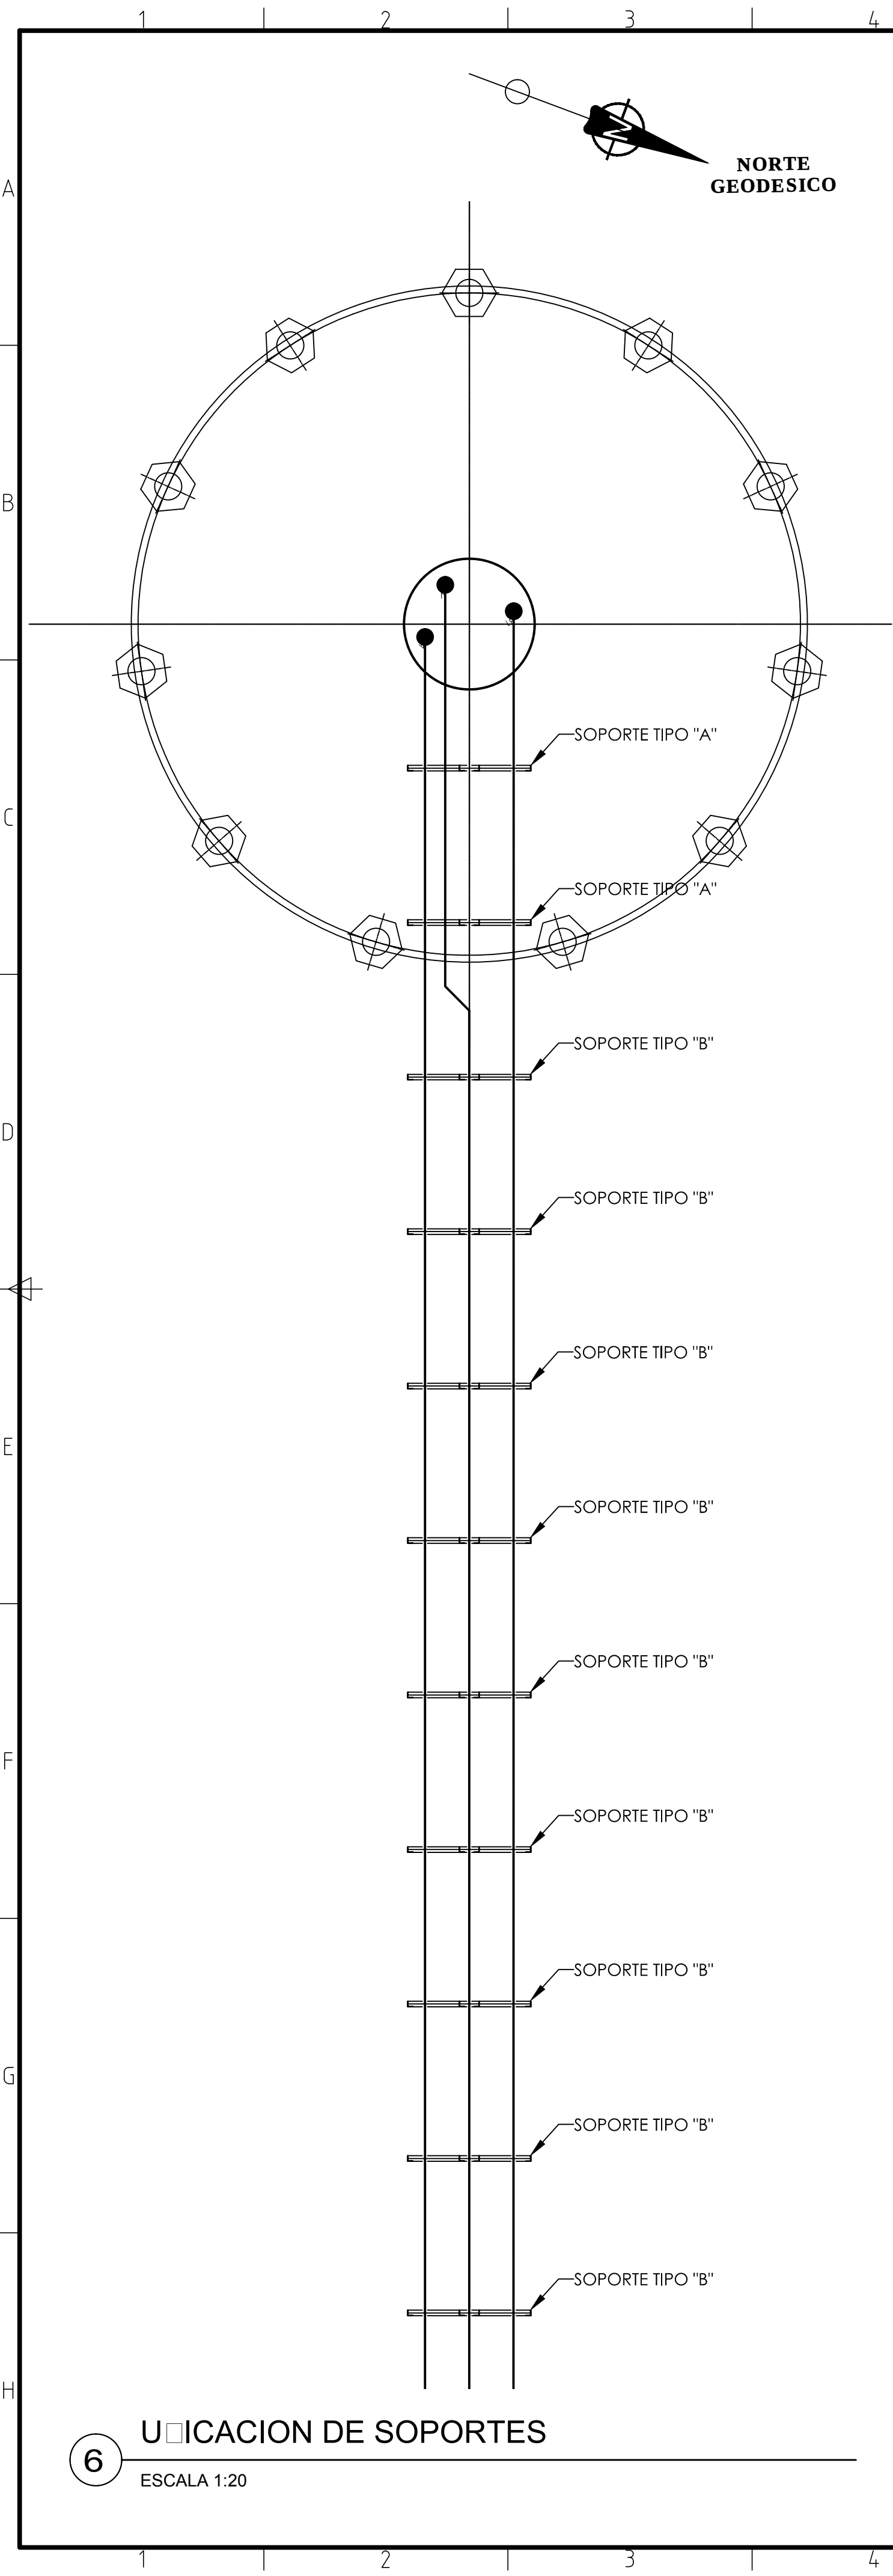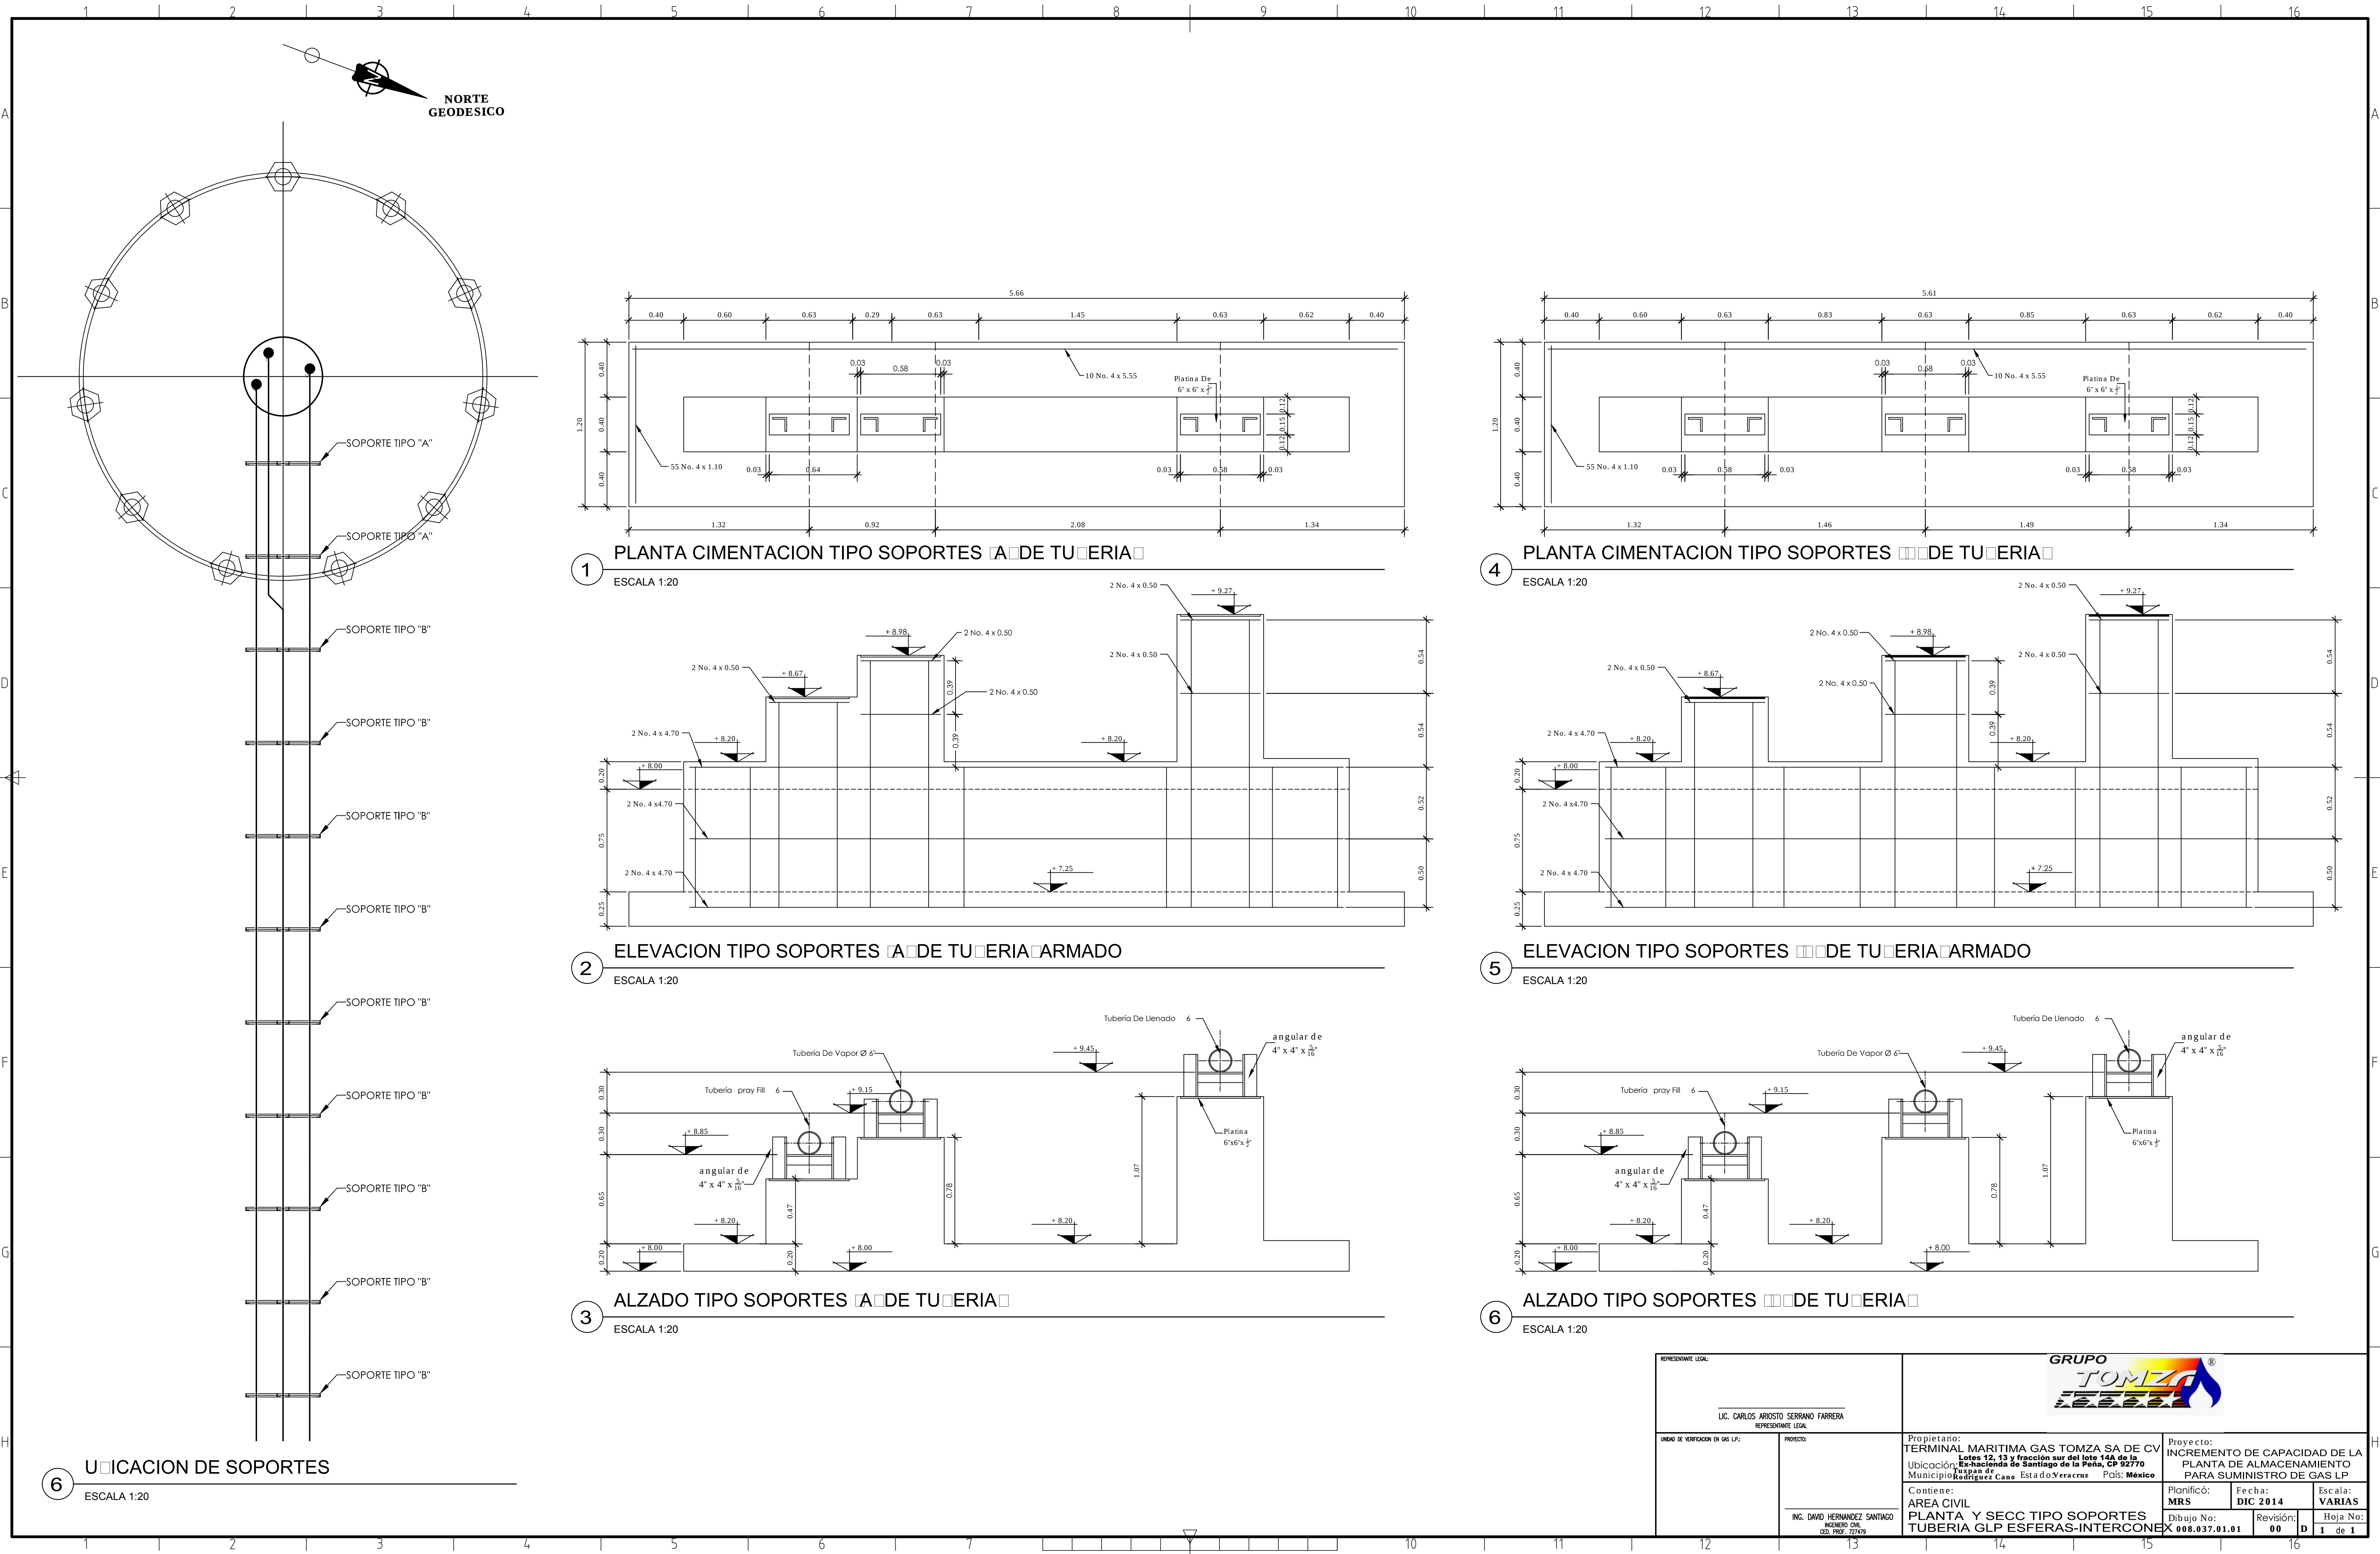

1 PLANTA CIMENTACION TIPO SOPORTES A DE TUBERIA
ESCALA 1:20

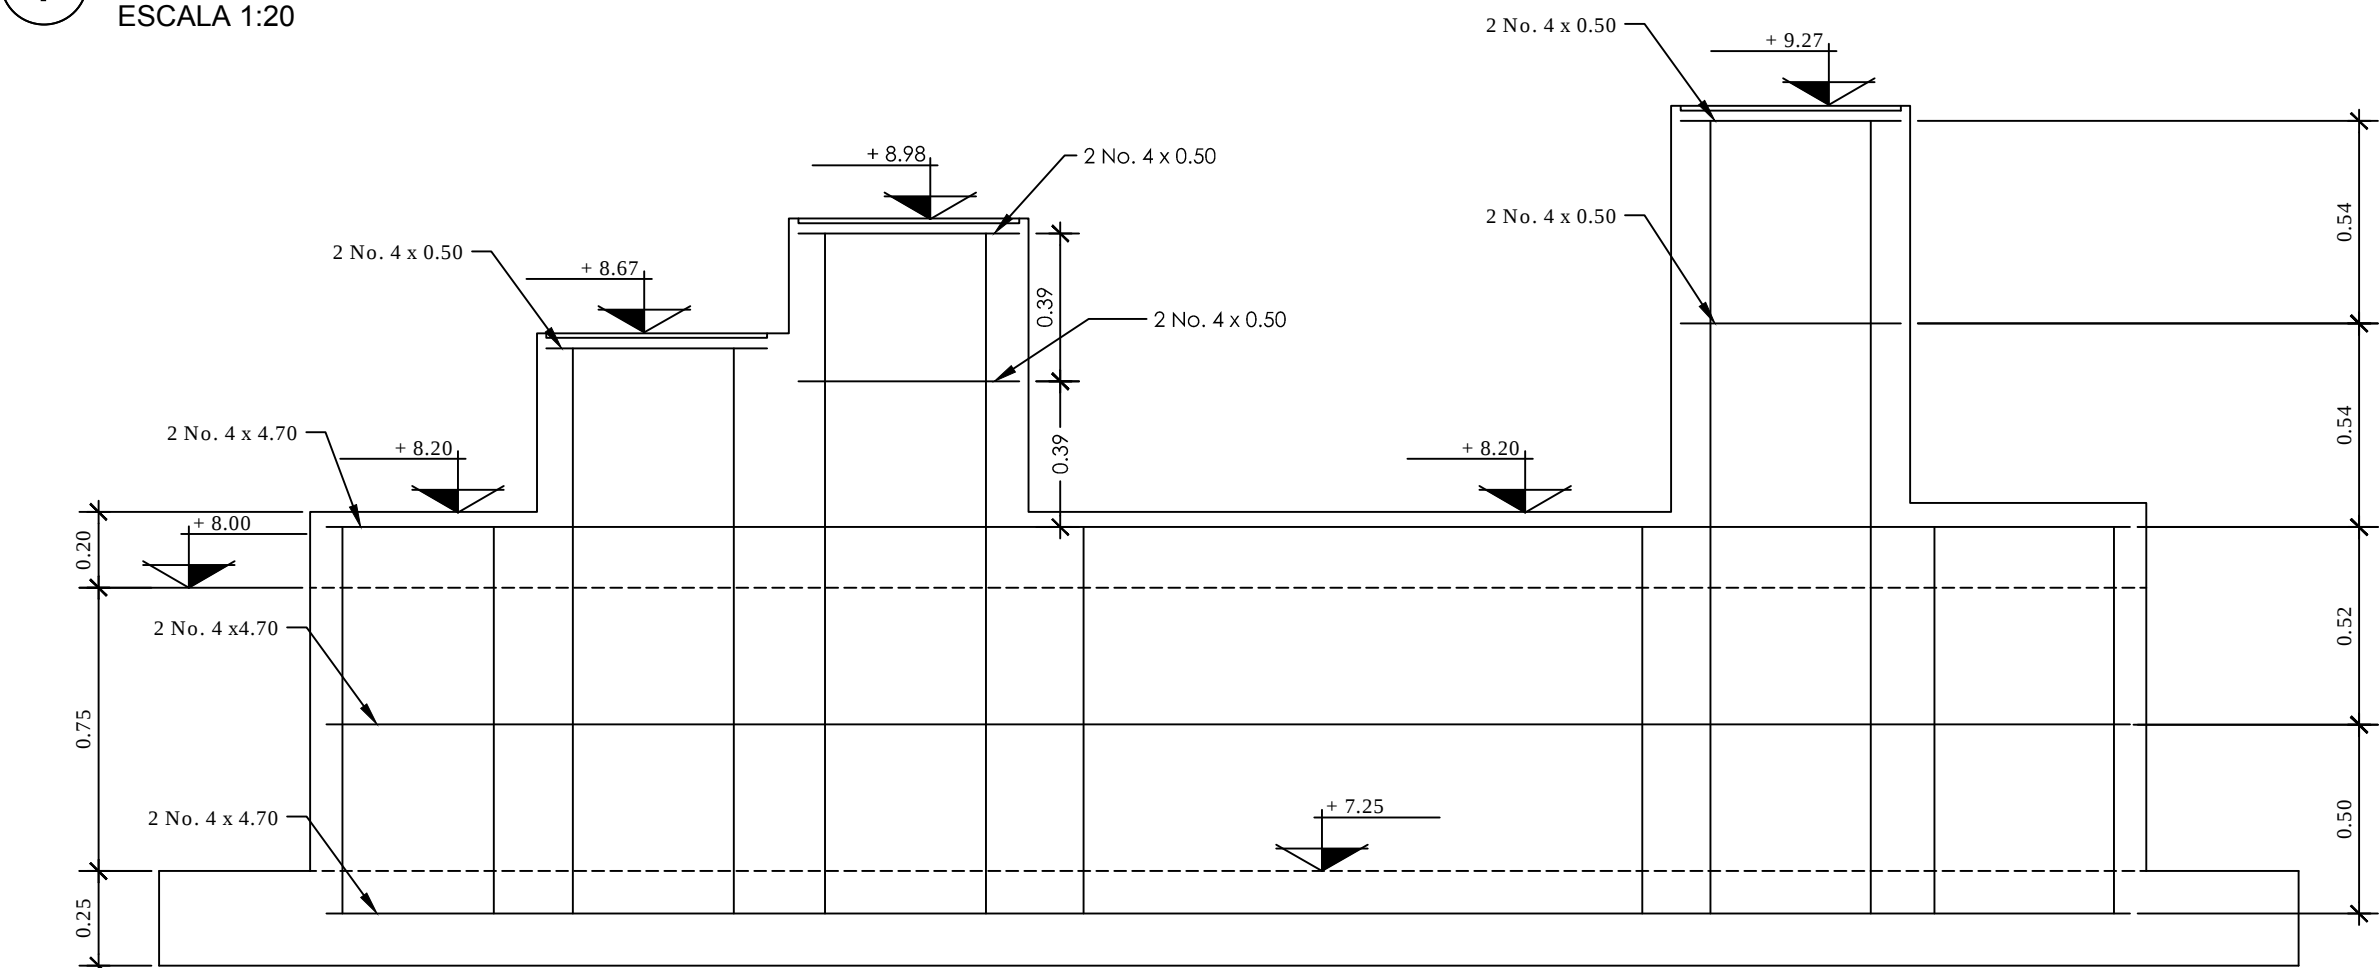


2 ELEVACION TIPO SOPORTES A DE TUBERIA ARMADO
ESCALA 1:20

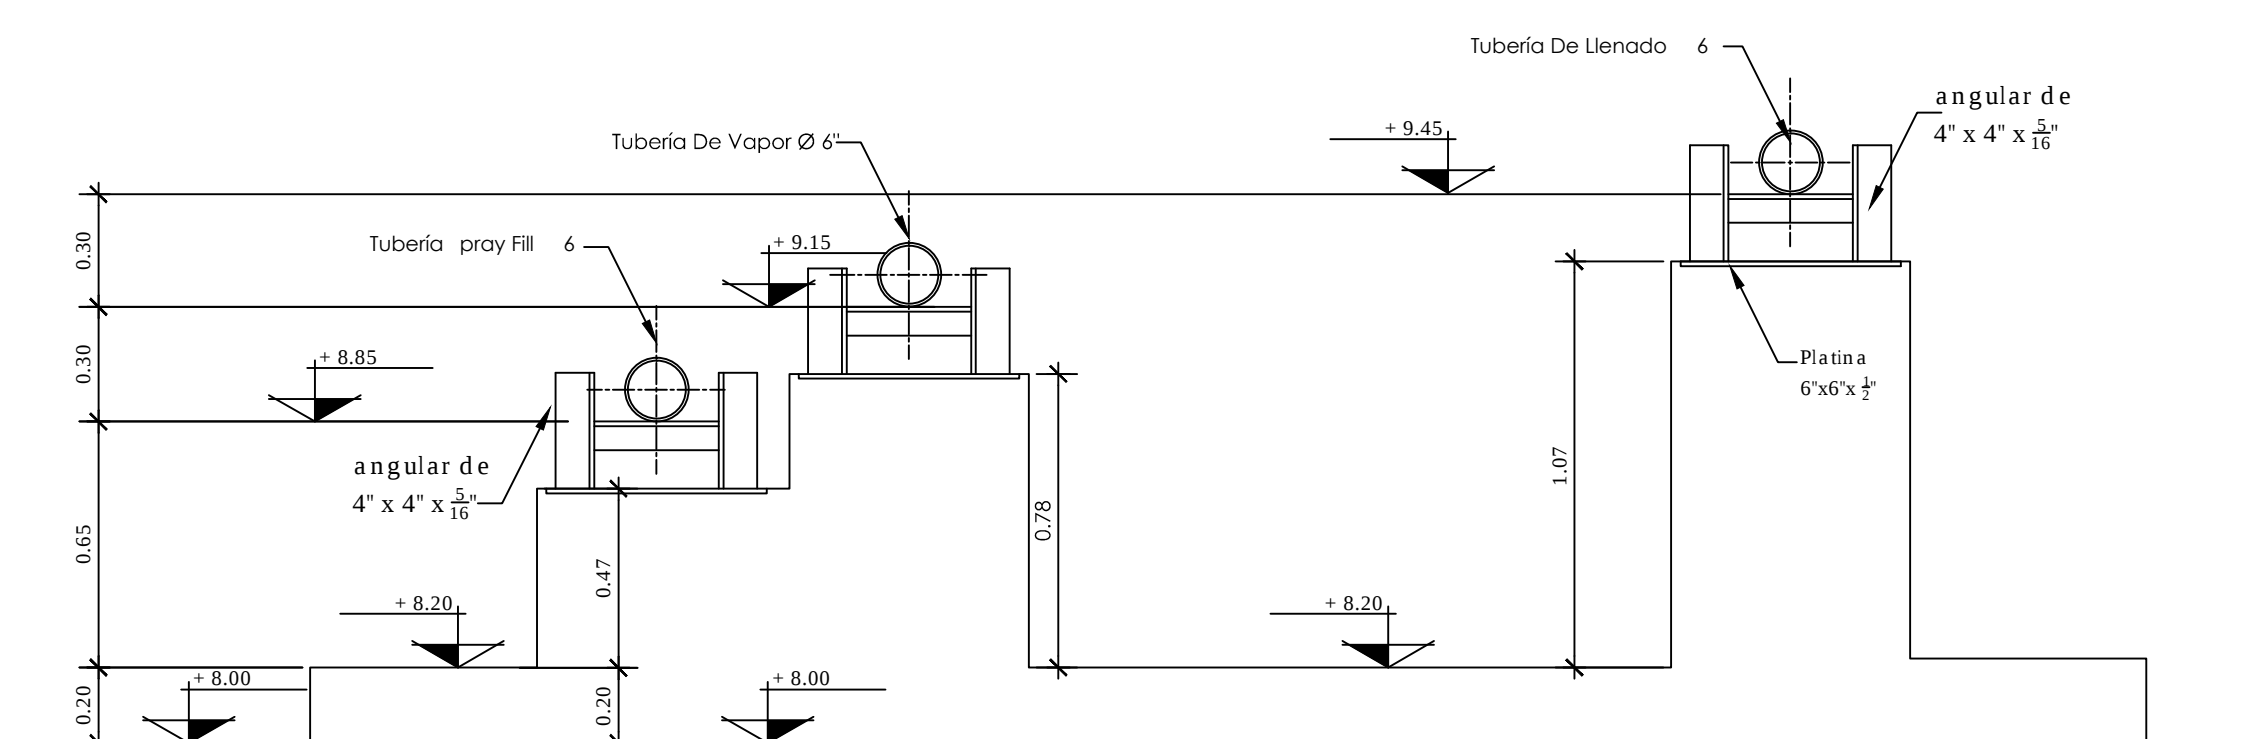


3 ALZADO TIPO SOPORTES A DE TUBERIA
ESCALA 1:20

4 PLANTA CIMENTACION TIPO SOPORTES B DE TUBERIA
ESCALA 1:20

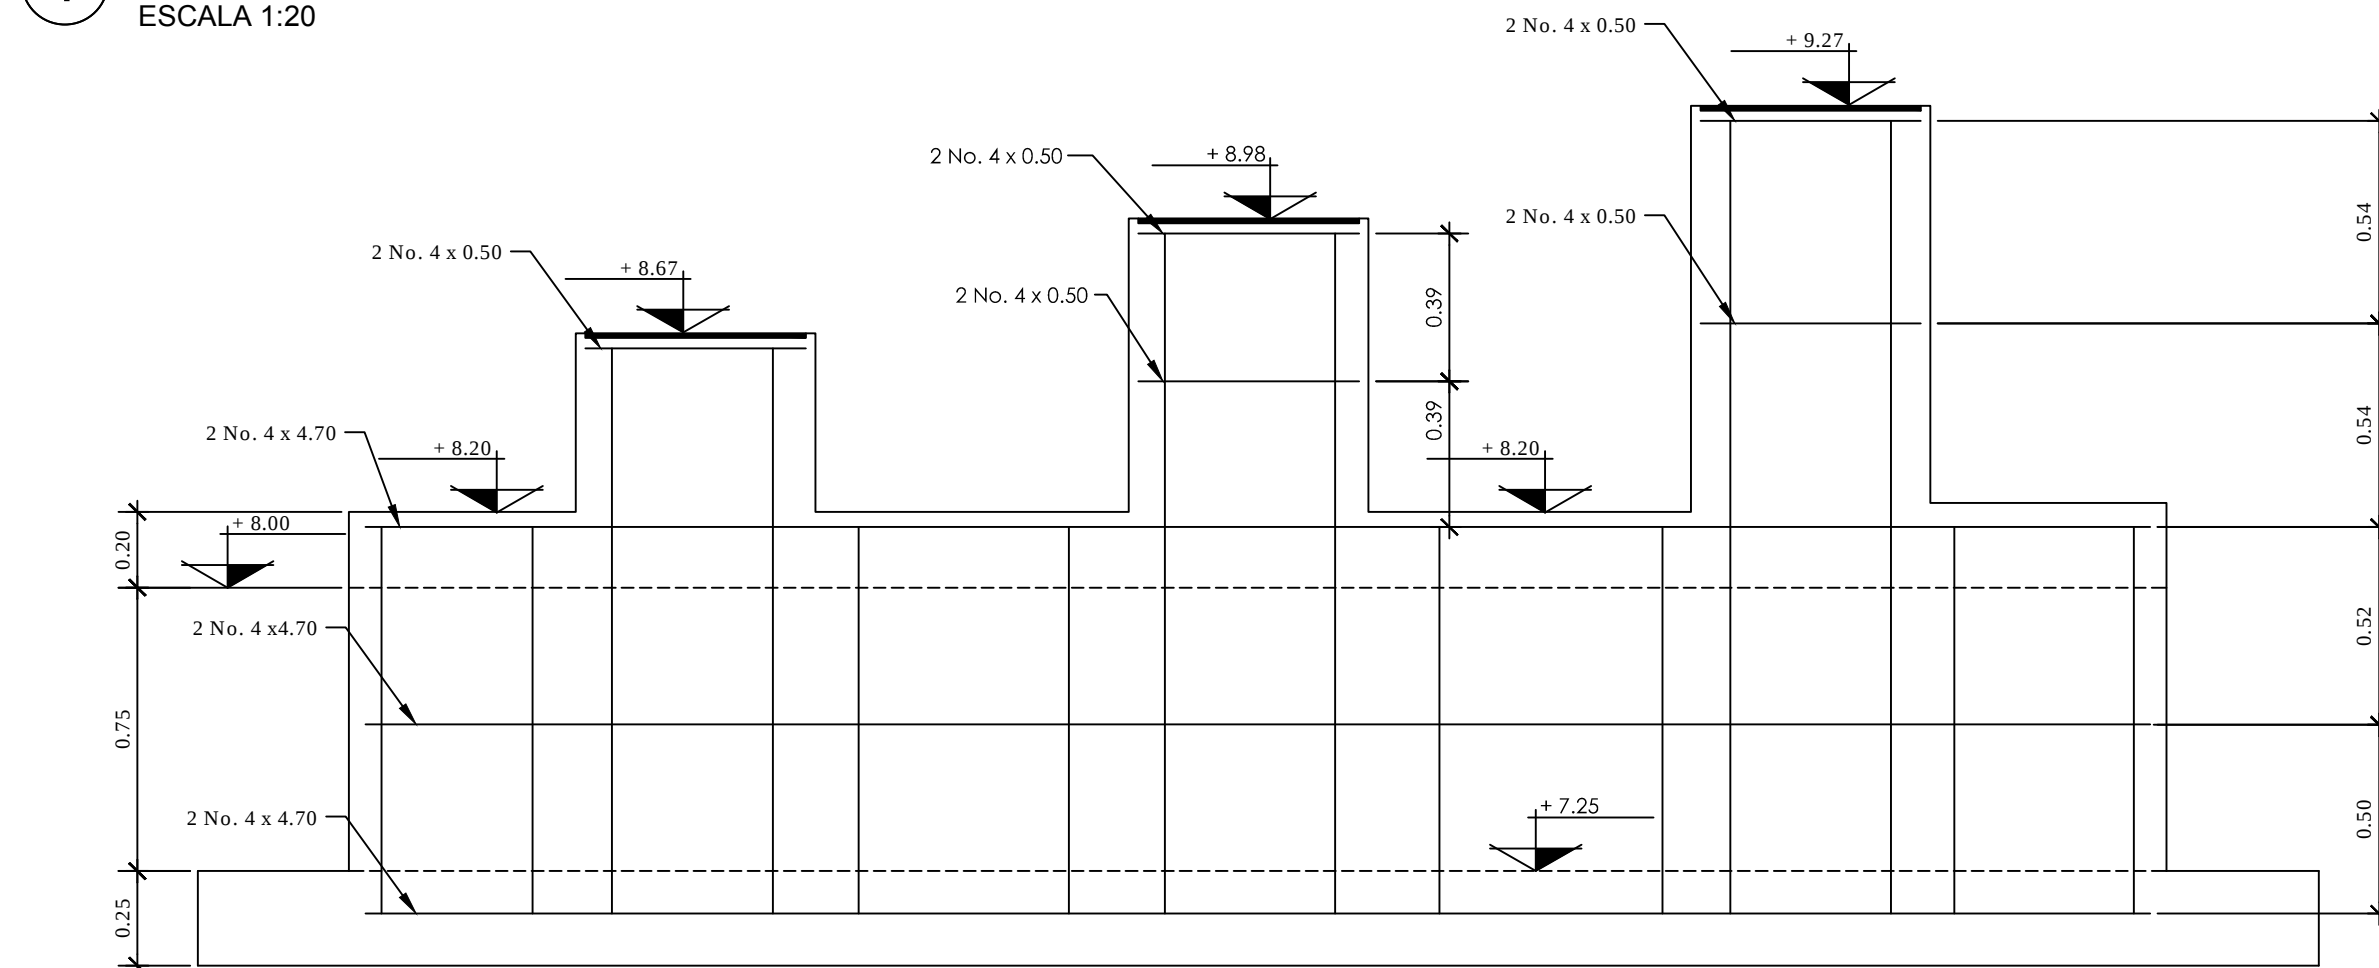


5 ELEVACION TIPO SOPORTES B DE TUBERIA ARMADO
ESCALA 1:20

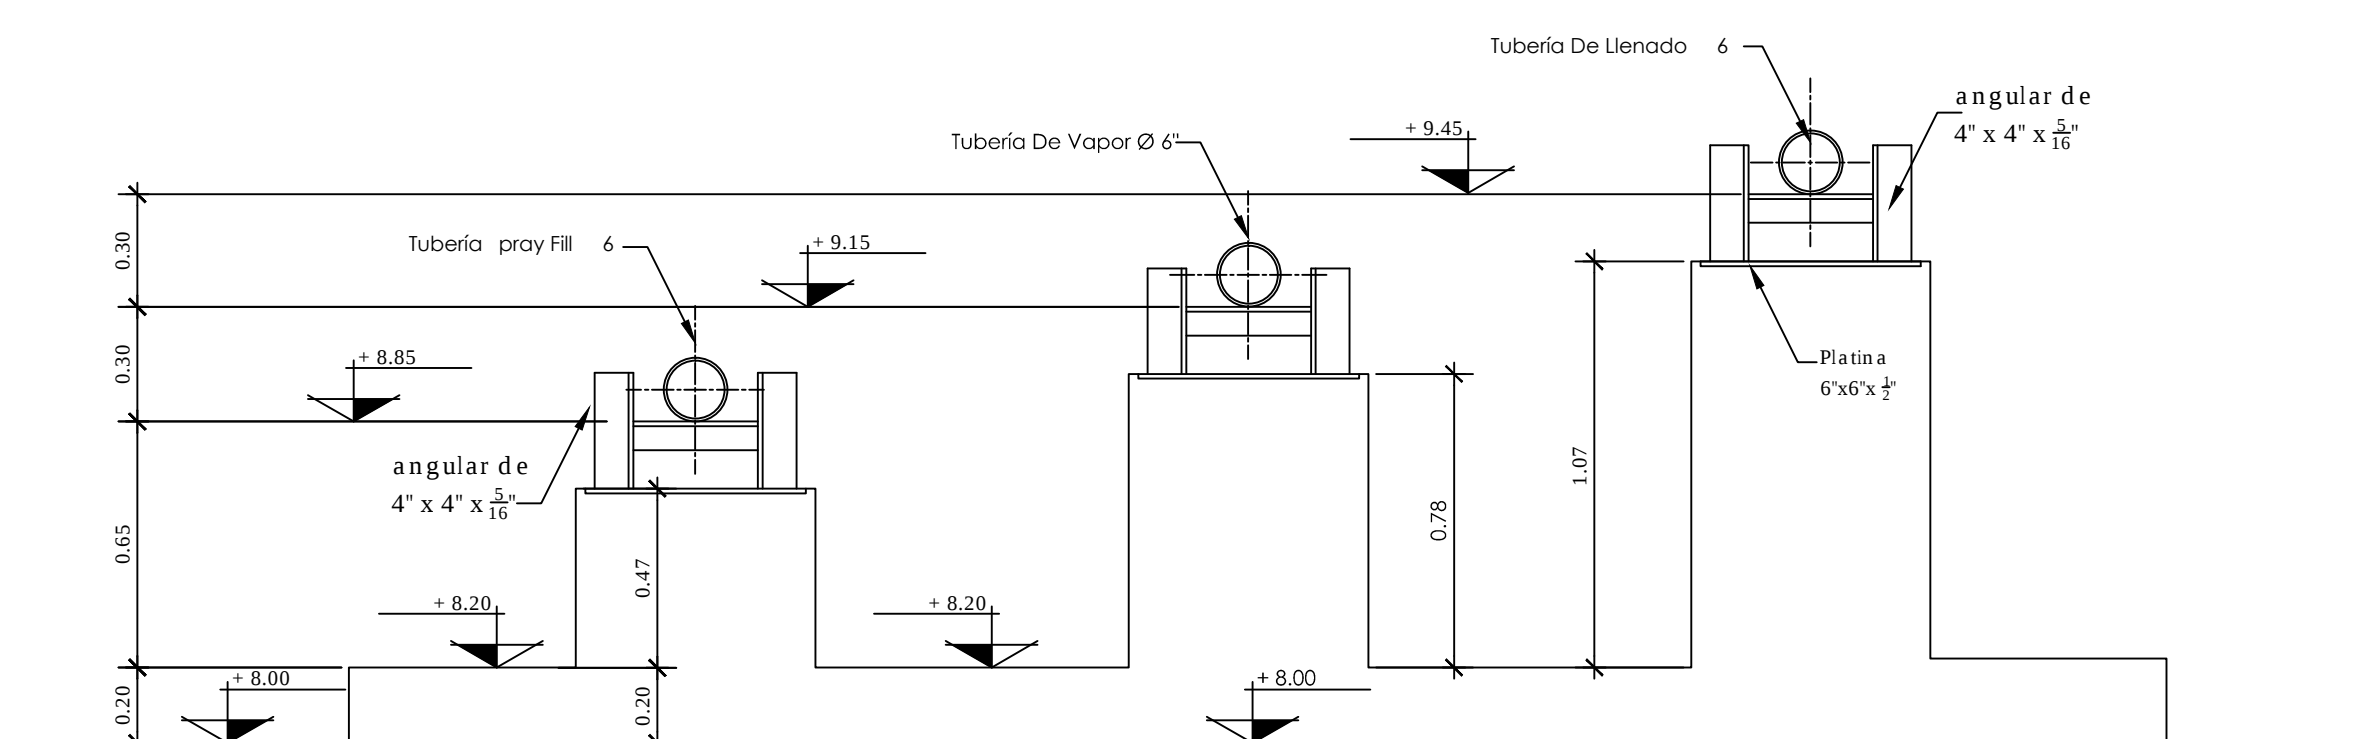

6 ALZADO TIPO SOPORTES B DE TUBERIA
ESCALA 1:20

REPRESENTANTE LEGAL:		GRUPO 			
LIC. CARLOS ARIOSTO SERRANO FARRERA REPRESENTANTE LEGAL					
UNIDAD DE VERIFICACION EN GAS LP:	PROYECTO:	Propietario: TERMINAL MARITIMA GAS TOMZA SA DE CV Ubicación: Lotes 12, 13 y fracción sur del lote 146 de la Ex-hacienda de Santiago de la Peña, CP 82770 Municipio: Rodriguez Cano Estado: Veracruz País: México	Proyecto: INCREMENTO DE CAPACIDAD DE LA PLANTA DE ALMACENAMIENTO PARA SUMINISTRO DE GAS LP		
ING. DAVID HERNANDEZ SANTIAGO INGENIERO CIVIL C.O. PROF. 727479		Contiene: AREA CIVIL PLANTA Y SECC TIPO SOPORTES TUBERIA GLP ESFERAS-INTERCONEXION	Planificado: MRS	Fecha: DIC 2014	Escala: VARIAS
			Dibujo No: X 008.037.01.01	Revisión: 00 D	Hoja No: 1 de 1

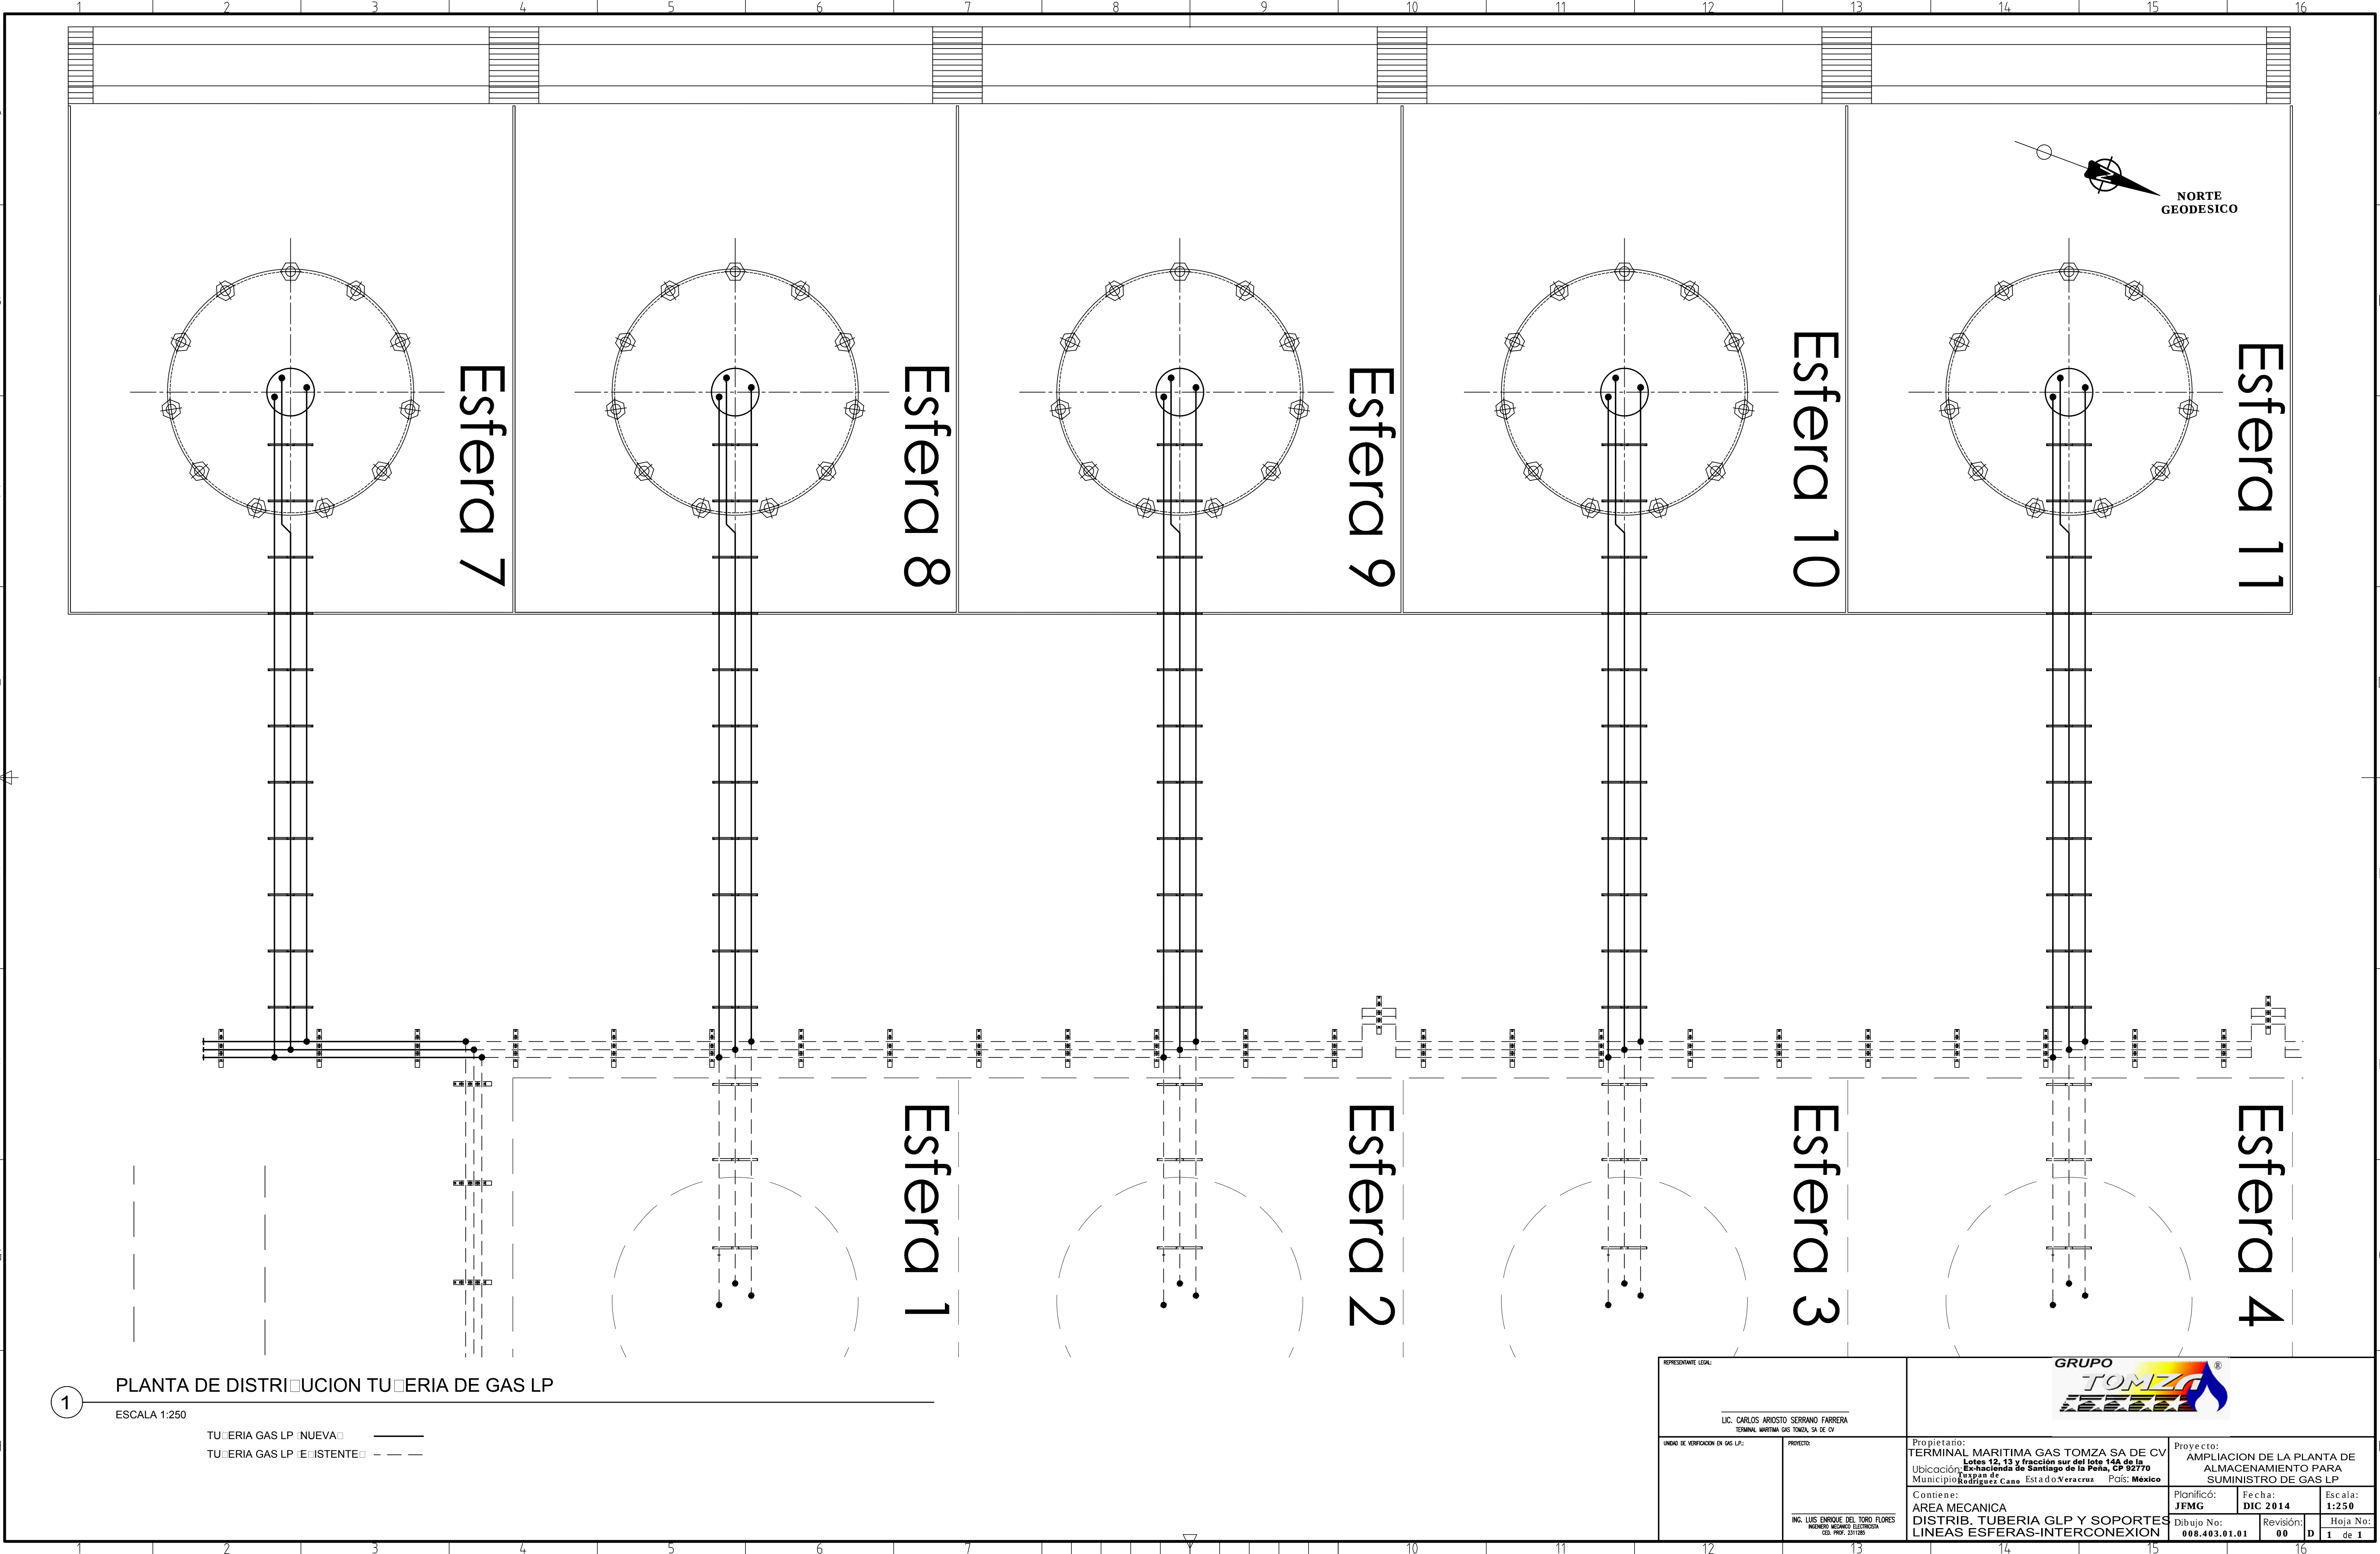

1

PLANTA DE DISTRIBUCION TUBERIA DE GAS LP

ESCALA 1:250

TUBERIA GAS LP (NUEVA) ———
TUBERIA GAS LP (EXISTENTE) - - - -



REPRESENTANTE LEGAL:		GRUPO 				
LIC. CARLOS ARISTO SERRANO FARRERA TERMINAL MARITIMA GAS TOMZA, SA DE CV						
UNIDAD DE VERIFICACION EN GAS LP:	PROYECTO:	Propietario: TERMINAL MARITIMA GAS TOMZA SA DE CV Ubicación: Lotes 12, 13 y fracción sur del lote 14A de la Ex-hacienda de Santiago de la Peña, CP 95770 Municipio: Tlaxiaco, Estado: Veracruz, País: México		Proyecto: AMPLIACION DE LA PLANTA DE ALMACENAMIENTO PARA SUMINISTRO DE GAS LP		
ING. LUIS ENRIQUE DEL TORO FLORES INGENIERO MECANICO ELECTRICISTA C.O. PROF. 2311285		Contiene: AREA MECANICA DISTRIB. TUBERIA GLP Y SOPORTES LINEAS ESFERAS-INTERCONEXION		Planificó: JFMG	Fecha: DIC 2014	Escala: 1:250
		Dibujo No: 008.403.01.01		Revisión: 00	D	Hoja No: 1 de 1

